



PŮDORYS 1.NP - VÝTAH
měřítko 1:100

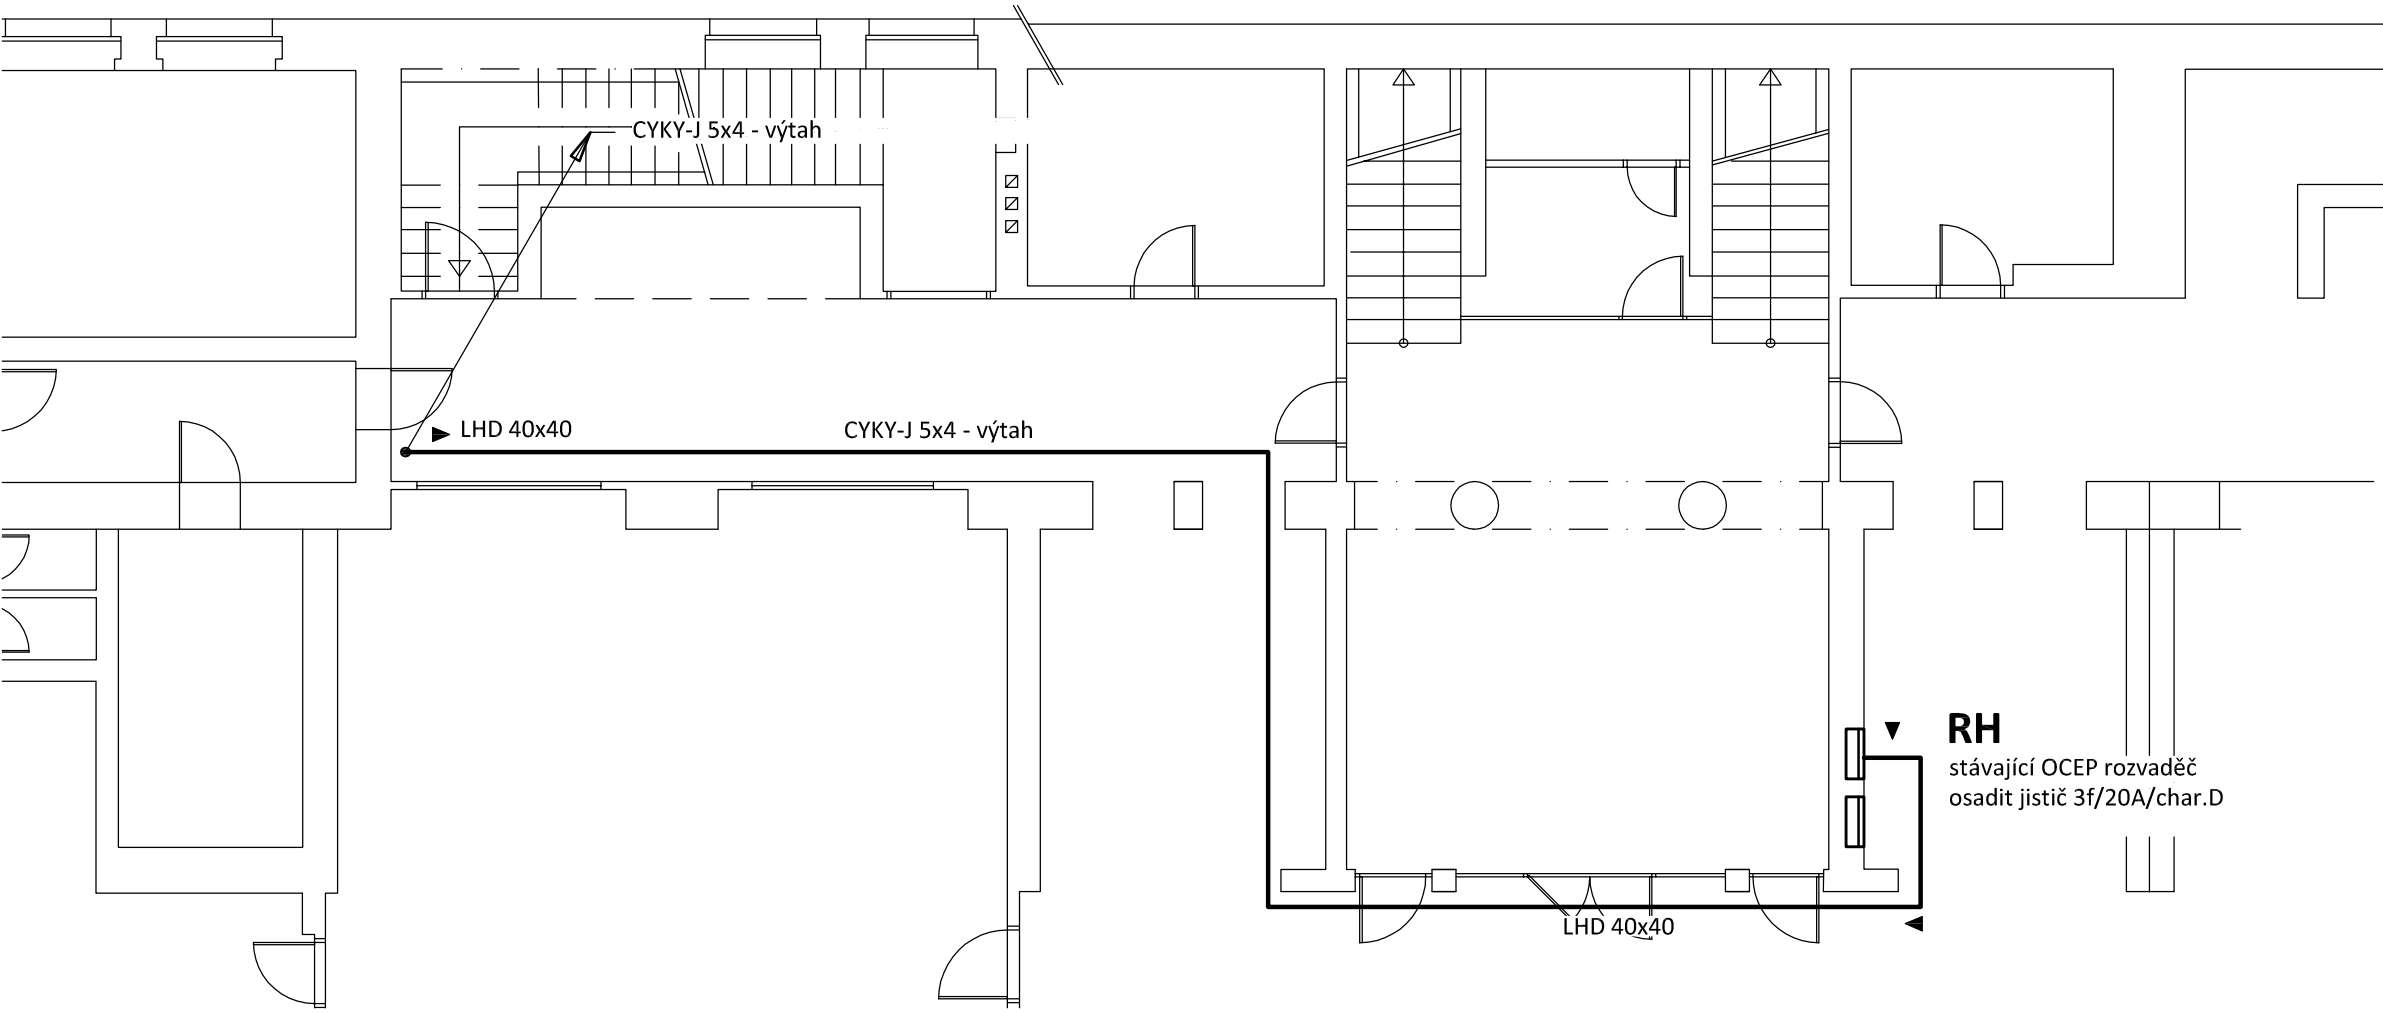

POZNÁMKA:

Napěťová soustava:
3+NPE stř. 50Hz, 230/400V, TN-C-S (RH)
Ochrana před nebezpečným dotykem neživých částí
dle ČSN 33 20000-4-41 ed. 3:
při poruše - automatickým odpojením
doplňková ochrana - doplňujícím ochranným pospojováním
- proudovými chrániči

INDEX	ZMĚNA	DATUM	JMÉNO	PODPIS

Vedoucí projektant	Rubín Pavel		Vedoucí zakázky	Zátka Tomáš Ing.		Měřitko
Projektant	Rubín Pavel		Technická kontrola			1:100
<div> LIDICKÁ 1239 363 17 OSTROV ČESKÁ REPUBLIKA Tel.:+420353675111 Fax:+420353612416 projekty@bpo.cz www.bpo.cz</div>	ZAKÁZKA: B 1612 Modernizace infrastruktury základních škol v Litvínově - projektová dokumentace				Počet A4	Pořadové číslo 3
	ZŠ Litvínov - Hamr, dok. pro stavební povolení				2	
	ČÁST: Dokumentace objektu Silnoproudá zařízení, hromosvod				Stupeň projektu PSP	
	OBSAH: Půdorys 1.np - výtah				Datum dokončení 12.02.2018	
					Číslo zakázky 8843-23	
OBJEDNATEL: Město Litvínov				Číslo archivní BPO 3-99342		
STAVEBNÍK:						