


**PŮDORYS 2.NP - VÝTAH**  
měřítko 1:100

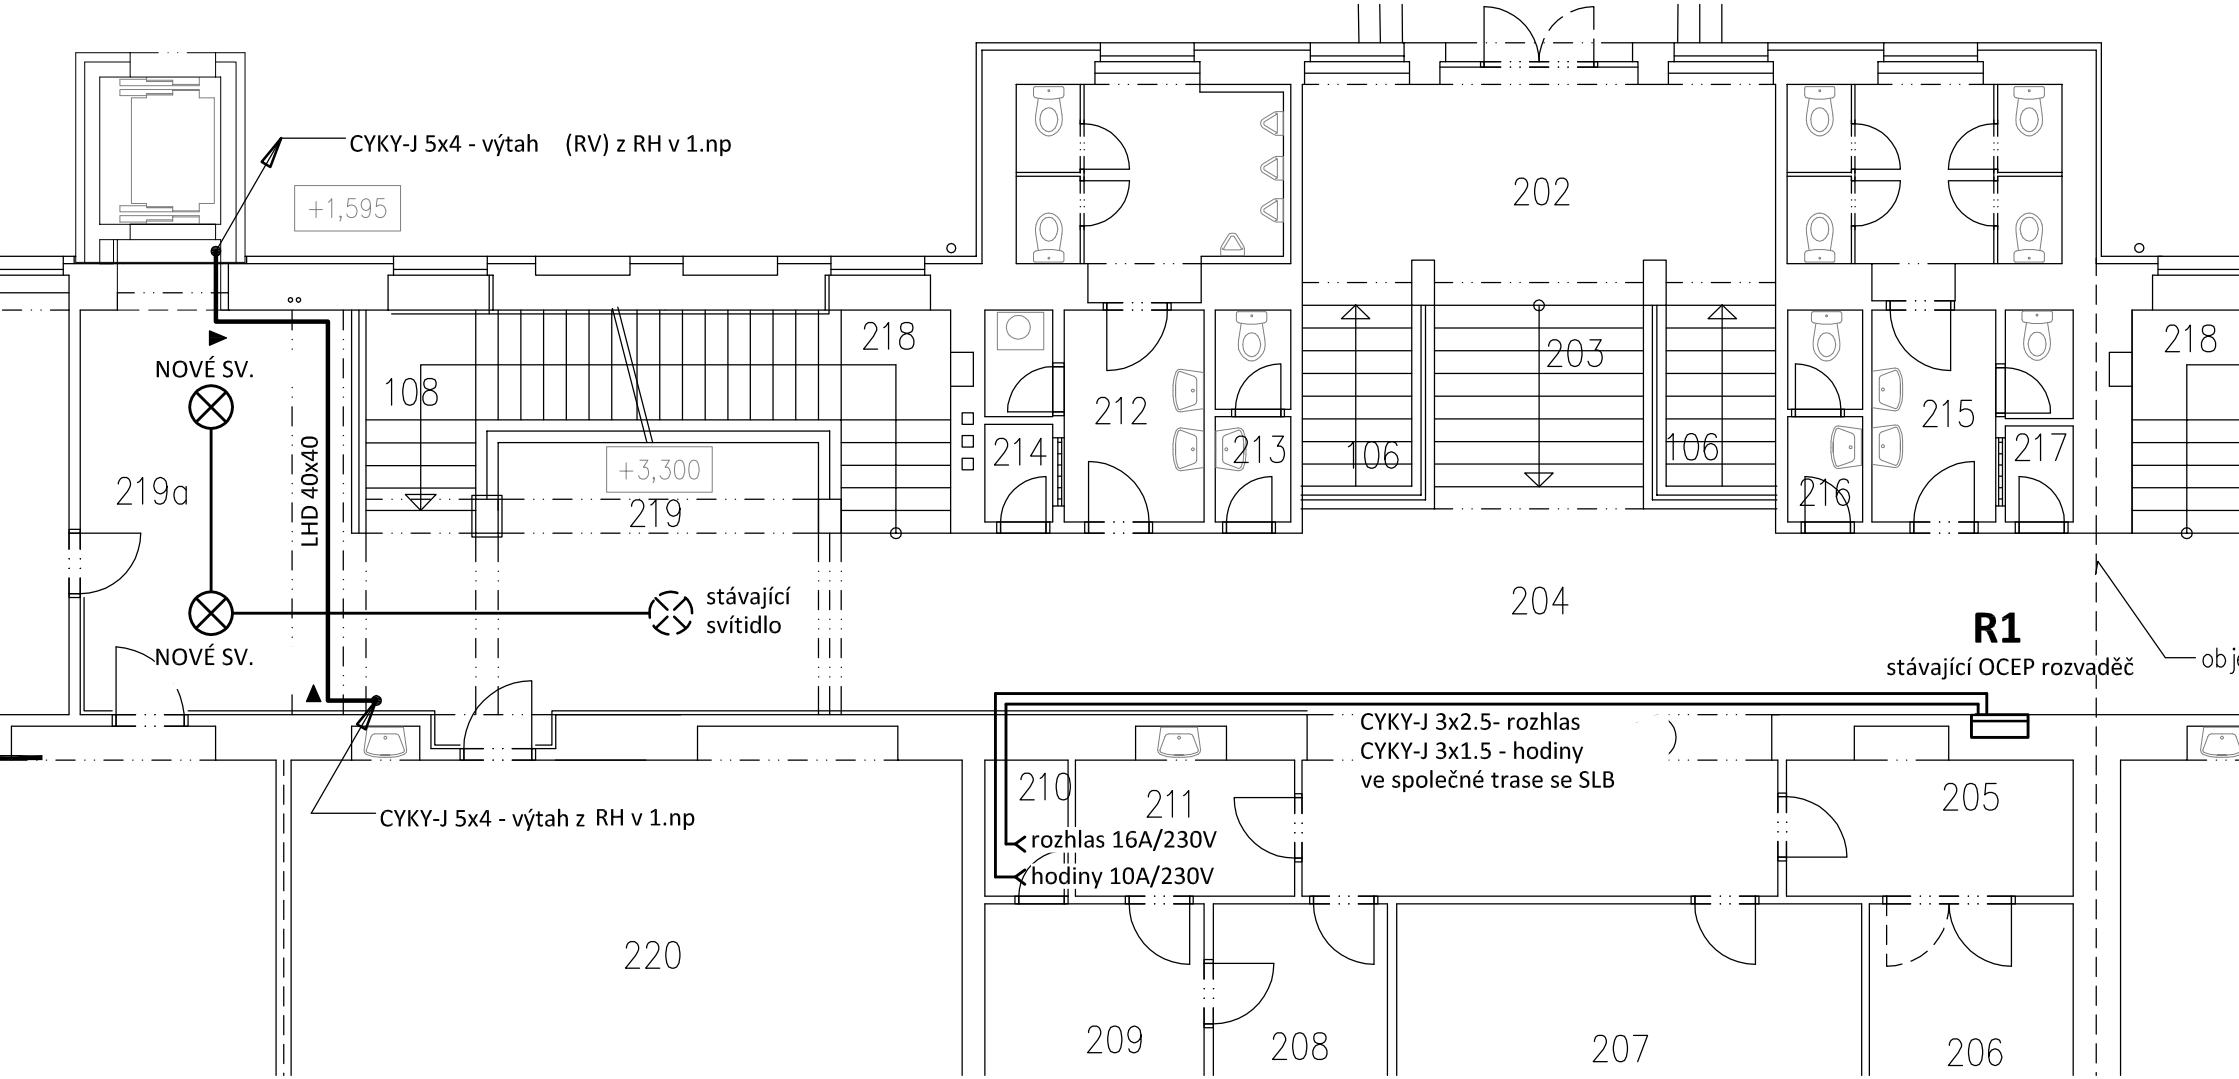


Tabulka dotčených místností		
Číslo	Jméno	Plocha [m²]
219a	ČÁST CHODBY	19,54
230	UČEBNA KUCHYNĚ	61,21
231	SKLAD POMŮCEK	10,76
232	WC IMO	5,23

Celková plocha [m²]: 96,74

**POZNÁMKA:**

Napěťová soustava:  
3+NPE stř. 50Hz, 230/400V, TN-C-S (RH, RP1)  
Ochrana před nebezpečným dotykem neživých částí  
dle ČSN 33 20000-4-41 ed. 3:  
při poruše - automatickým odpojením  
doplňková ochrana - doplňujícím ochranným pospojováním  
- proudovými chrániči

INDEX	ZMĚNA	DATUM	JMÉNO	PODPIS

Vedoucí projektant	Rubín Pavel		Vedoucí zakázky	Zátka Tomáš Ing.		Měřítko
Projektant	Rubín Pavel		Technická kontrola			1:100
<div> LIDICKÁ 1239 363 17 OSTROV ČESKÁ REPUBLIKA Tel.:+420353675111 Fax:+420353612416 projekty@bpo.cz www.bpo.cz</div>		ZAKÁZKA: B 1612 Modernizace infrastruktury základních škol v Litvínově - projektová dokumentace  ZŠ Litvínov - Hamr, dok. pro realizaci stavby  ČÁST: Dokumentace objektu Silnoproudá zařízení, hromosvod  OBSAH: Půdorys 2.np - výtah			Počet A4	Pořadové číslo  <div>4</div>
					Stupeň projektu	
					Datum dokončení	
					Číslo zakázky	
			27.02.2018			8843-26
			OBJEDNATEL: Město Litvínov			
			STAVEBNÍK:			Číslo archivu BPO 3-99864

ZAKÁZKA: B 1612 Modernizace infrastruktury základních škol v Litvínově - projektová dokumentace  
ZŠ Litvínov - Hamr, dok. pro realizaci stavby  
ČÁST: Dokumentace objektu  
Silnoproudá zařízení, hromosvod

OBSAH: Půdorys 2.np - výtah