
 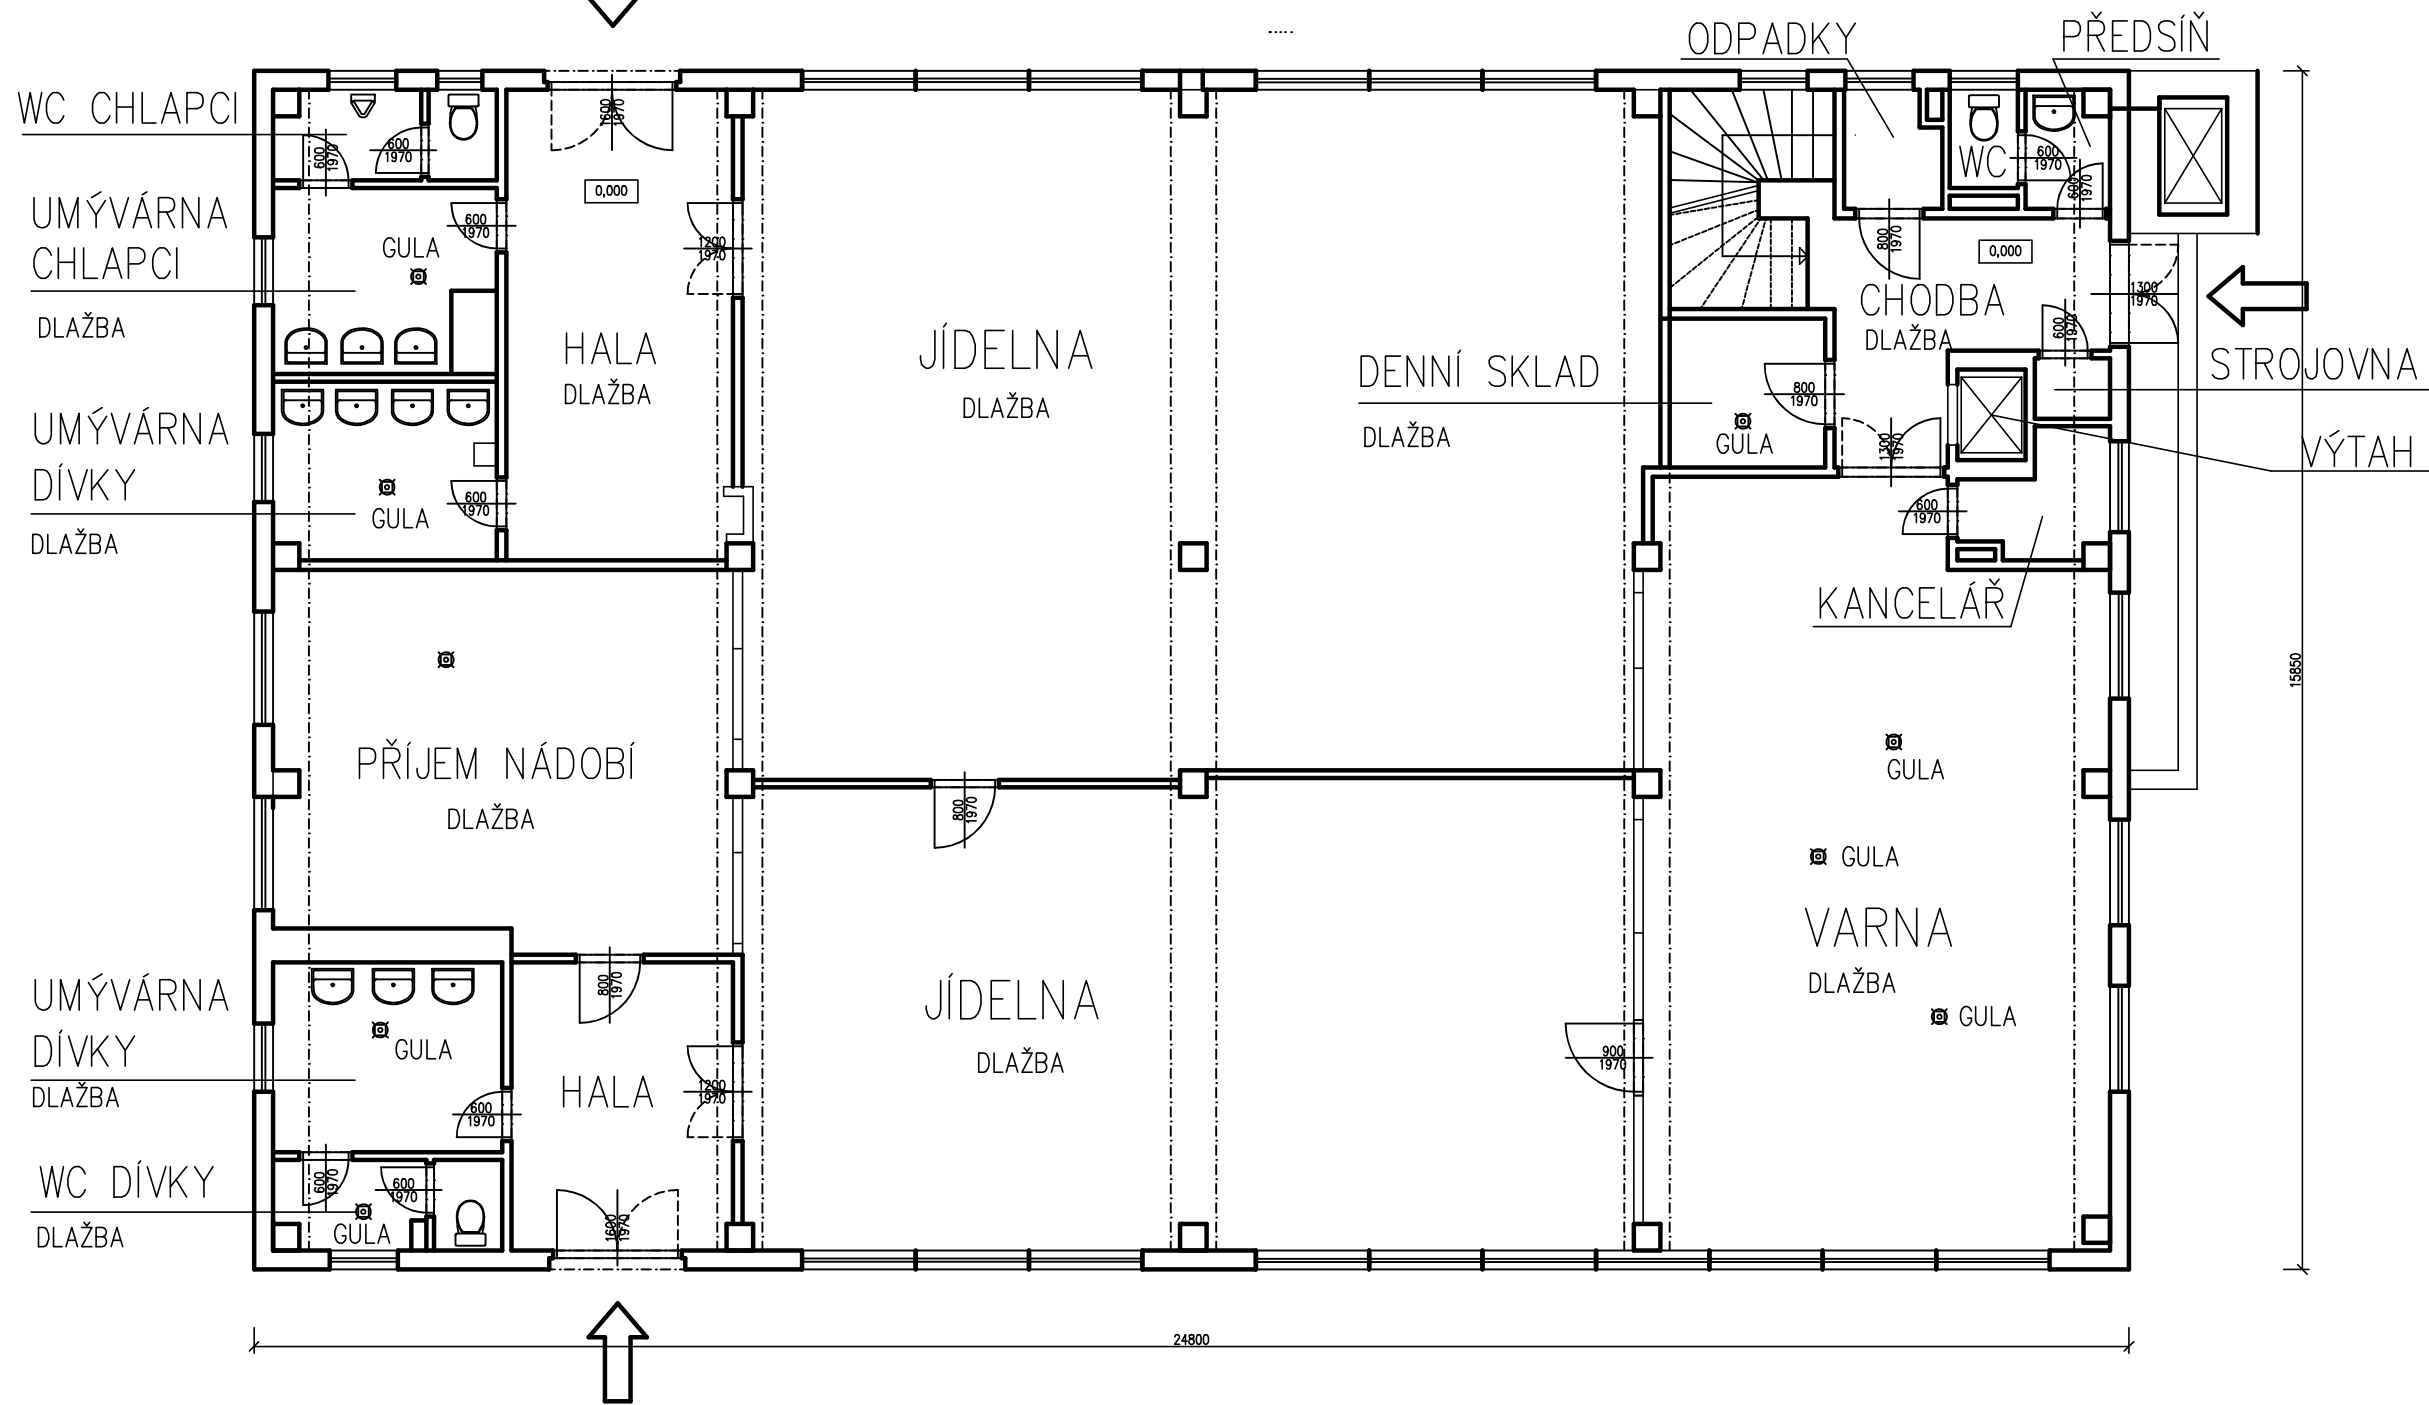


1.NP



±0,000=320,20

#### POZNÁMKA:

STÁVAJÍCÍ OBKLADY A DLAŽBY ZŮSTÁVAJÍ ZACHOVÁNY  
ZAŘÍZOVACÍ PŘEDMĚTY ZŮSTÁVAJÍ STÁVAJÍCÍ (V PŘÍPADĚ ŠPATNÉHO STAVU BUDOU  
VYMĚNĚNY)  
GASTRO ZAŘÍZENÍ ZŮSTÁVÁ STÁVAJÍCÍ  
NOVÉ SVISLÉ POTRUBÍ BUDE NAPOJENO POD STROPEM 1.PP (V PŘÍPADĚ NUTNOSTI U  
ZAŘÍZOVACÍHO PŘEDMĚTU V 1.NP

#### LEGENDA MATERIÁLŮ

- STÁVAJÍCÍ KONSTRUKCE – ŽB SLOUPY
- STÁVAJÍCÍ OBVODOVÉ ZDIVO A VNITŘNÍ PŘÍČKY

Vypracoval MIKRO PRAHA, s.r.o.	Zodp. projektant ING. MILAN KROUPA	Tech. kontrola	
Kreslil ING. MILAN KROUPA			
Investor MĚSTO LITVÍNŮV, NÁM. MÍRU 11, LITVÍNŮV			formát
Alce			datum SRPEN 2021
VÝMĚNA ROZVODŮ ODPADNÍ (TUKOVÉ) KANALIZACE POD OBJEKTEM JÍDELNY ZŠ HAMR, PARC. Č. ST. 562, LITVÍNŮV			účel DPS
			č. zakázky 17-2021
			č. kopie
Obsah výkresu PŮDORYS 1.NP – STÁVAJÍCÍ STAV			archivní č.
			Měřítko 1:50
			č. výkresu 3