

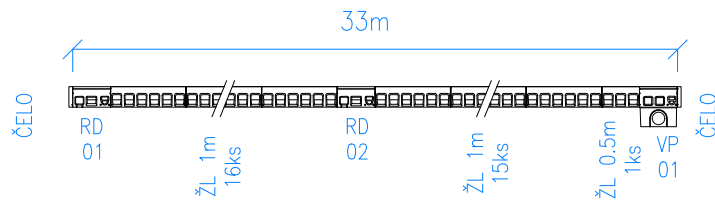


ODVODŇOVACÍ ŽLAB 1 – POLYMERBETONOVÝ MONOLITICKÝ ŽLAB
DÉLKA 33.00m, UMÍSTĚNÍ KOMUNIKACE, ZATÍŽENÍ D400
VNITŘNÍ ŠÍŘKA 0,1m, CELKOVÁ ŠÍŘKA 0,154m, VÝŠKA 0,265m

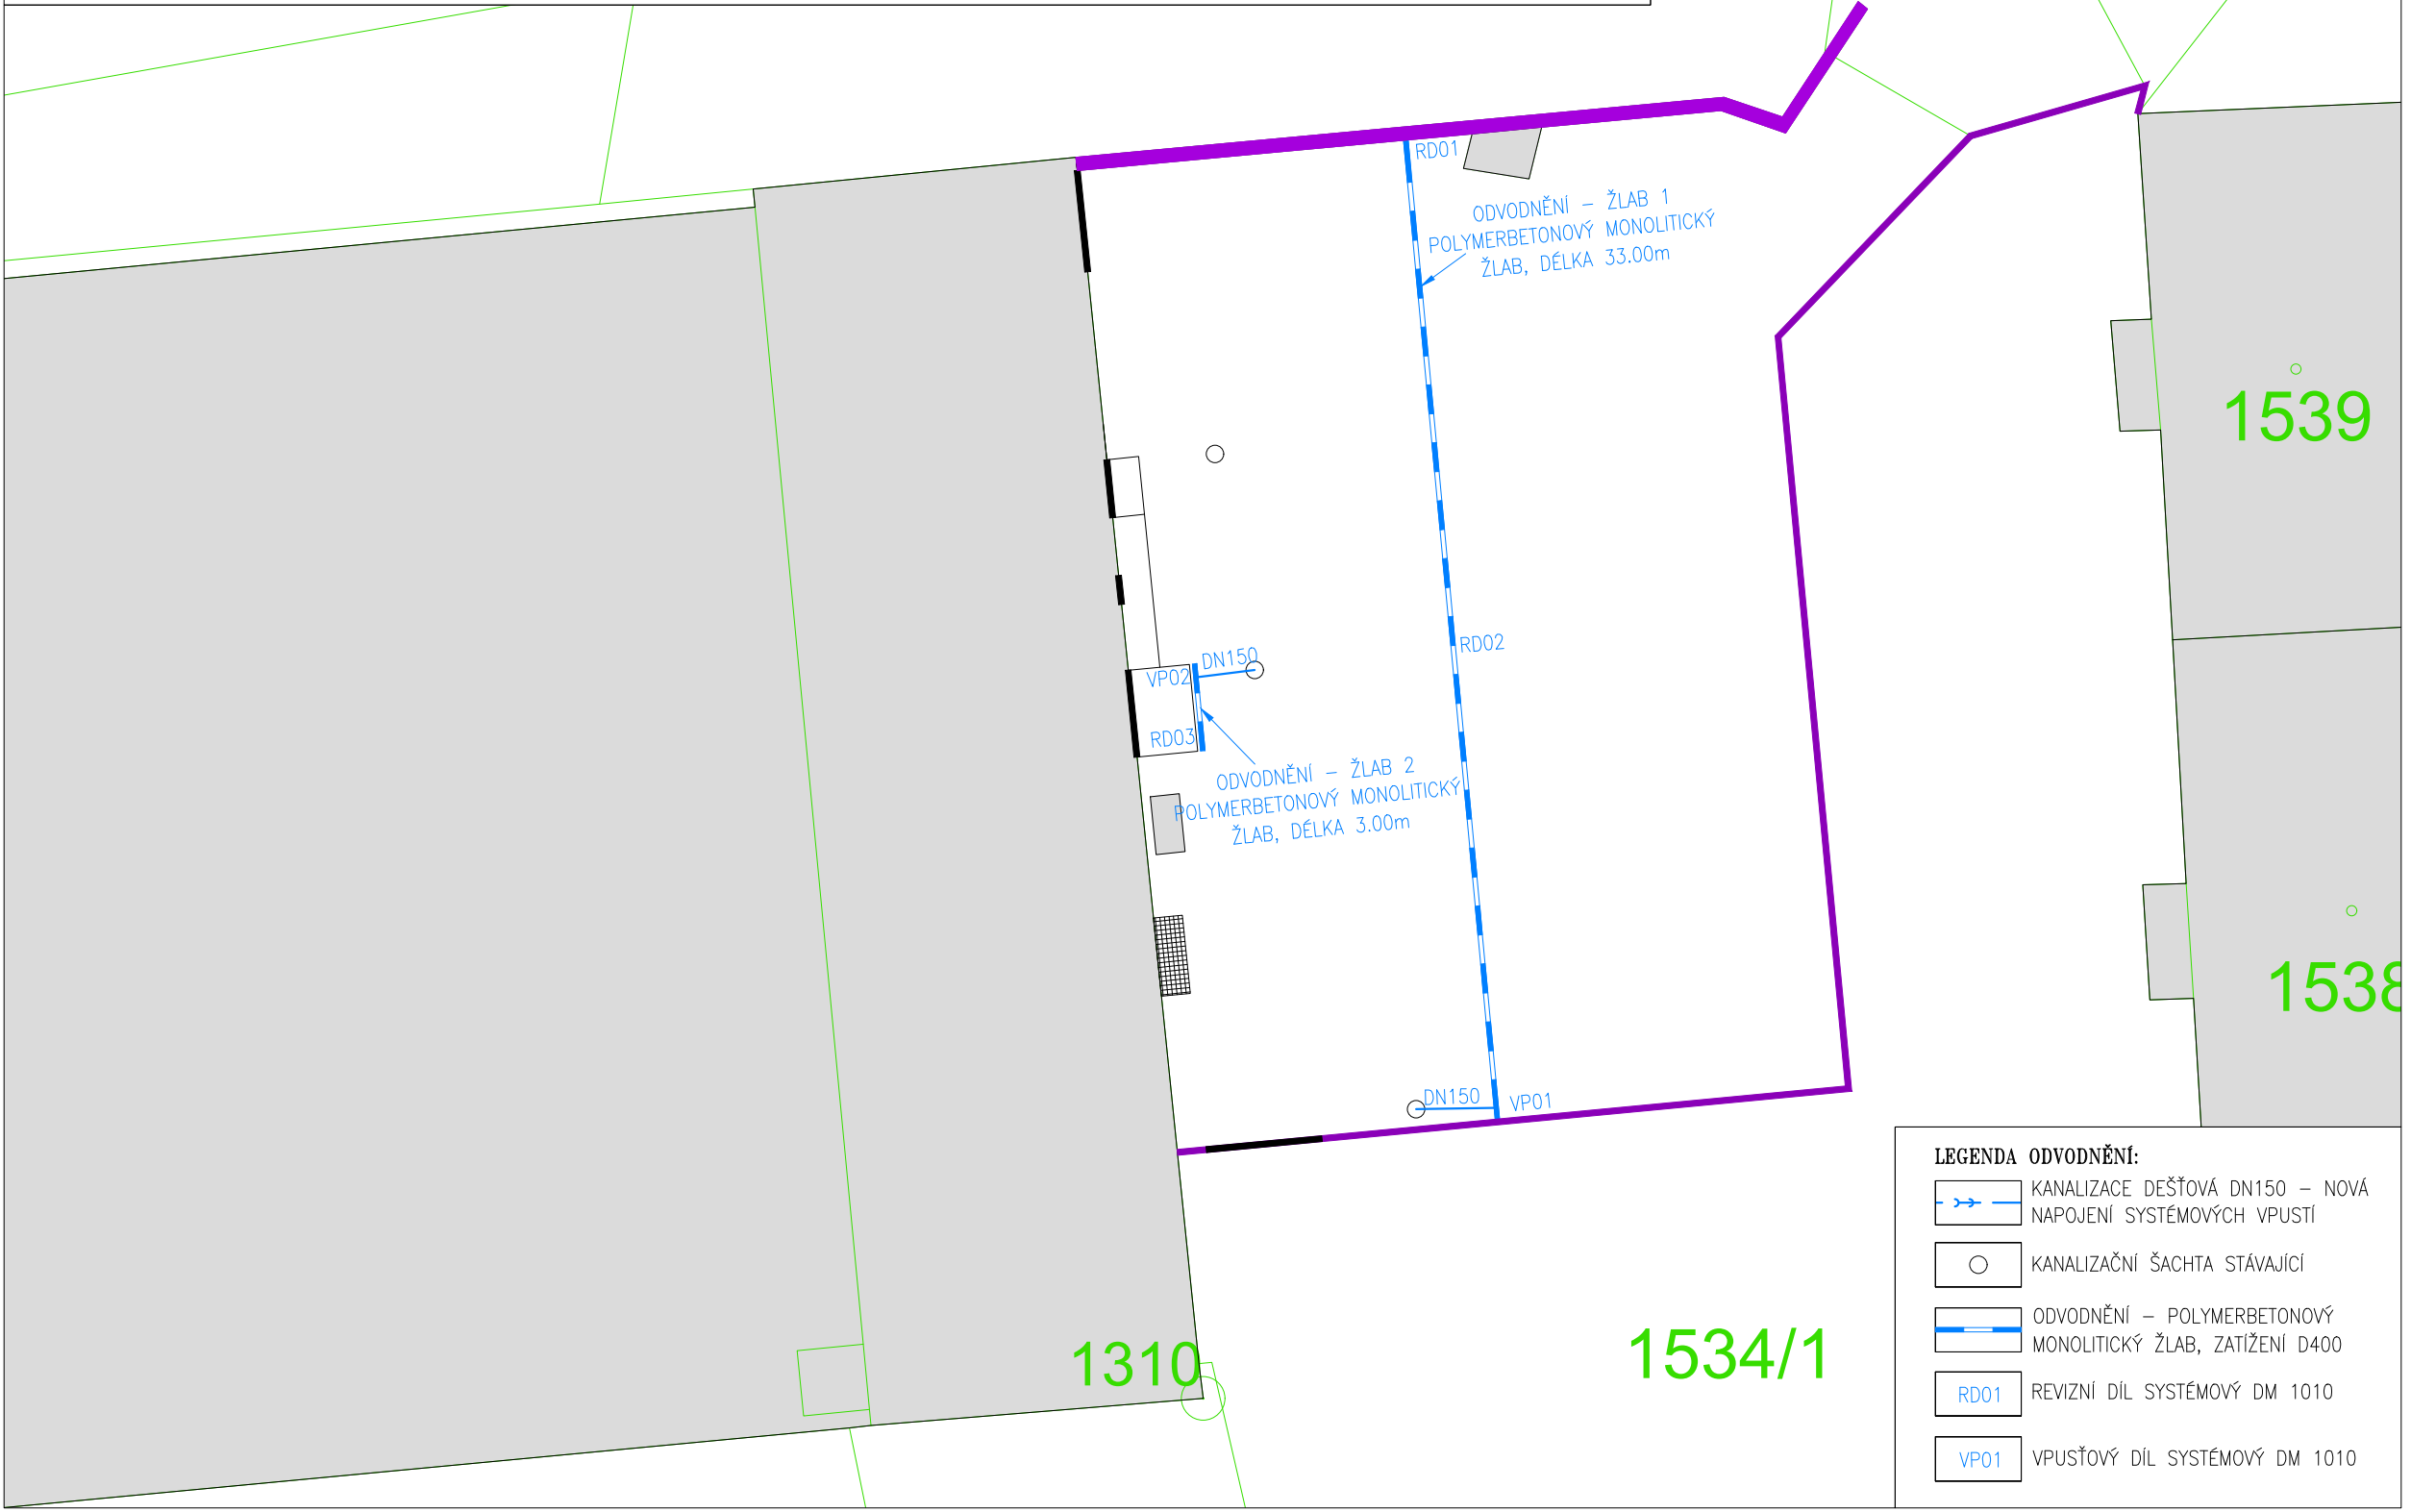

ODVODŇOVACÍ ŽLAB 2 – POLYMERBETONOVÝ MONOLITICKÝ ŽLAB
DÉLKA 3.00m, UMÍSTĚNÍ KOMUNIKACE, ZATÍŽENÍ D400
VNITŘNÍ ŠÍŘKA 0,1m, CELKOVÁ ŠÍŘKA 0,154m, VÝŠKA 0,265m

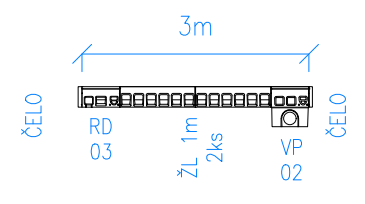

- LEGENDA ODVODNĚNÍ:**
- KANALIZACE DEŠŤOVÁ DN150 – NOVÁ
NAPOJENÍ SYSTÉMOVÝCH VPUSTÍ
 - KANALIZAČNÍ ŠACHTA STÁVAJÍCÍ
 - ODVODNĚNÍ – POLYMERBETONOVÝ
MONOLITICKÝ ŽLAB, ZATÍŽENÍ D400
 - REVIZNÍ DÍL SYSTÉMOVÝ DM 1010
 - VPUŠŤOVÝ DÍL SYSTÉMOVÝ DM 1010

SPOLÉČNOST
MESSOR s.r.o., JANA ŠVERMY 11, 432 01 KADAŇ
IČ:287 38 217,DIČ:CZ28738217
SPOLÉČNOST ZAPSANÁ U KRAJSKÉHO SOUDU V ÚSTÍ NAD LABEM ODDÍL C, VLOŽKA 29648
mob.: 607 604 304, e-mail: info@messor.cz, webhttp://www.messor.cz
PROJEKTY DOPRAVNÍCH A INŽENÝRSKÝCH STAVEB, TECHNICKÉ DOZORY, INŽENÝRSKÁ ČINNOST



RAZÍTKO: PARÉ:

ZMĚNA: (VE FORMÁTU ČÍSLO, DATUM, POPIS)

NÁZEV STAVBY:
OPRAVA POVRCHU PARKOVIŠTĚ U
TRÉNINKOVÉHO ZIMNÍHO STADIONU V
LITVÍNOVĚ

k.ú. Horní Litvínov /686042/

ZODPOVĚDNÝ PROJEKTANT: Ing. MAREK RAPANT

PROJEKTANT: Ing. MAREK RAPANT

AUTORIZACE:

ČESKÁ KOMORA AUTORIZOVANÝCH INŽENÝRŮ A TECHNIKŮ ČINNÝCH VE VÝSTAVBĚ
OBOR: DOPRAVNÍ STAVBY NEKOLEJOVÁ DOPRAVA – ČÍSLO AUTORIZACE: 03 01 522
PROFESE:

DOPRAVNÍ STAVBA

ČÍSLO ZAKÁZKY: 24006

DATUM: 02/2024

STUPEŇ PROJEKTOVÉ DOKUMENTACE: DZS

INVESTOR: MĚSTO LITVÍNŮV
NÁMĚSTÍ MÍRU 11
436 01 LITVÍNŮV
IČ:00266027

OBJEKT: –

KÓTOVANO V: m

MĚŘÍTKO: 1:250

FORMÁT: A3

NÁZEV VÝKRESU: SITUACE ODVODNĚNÍ

ČÍSLO VÝKRESU: D.1.3.4

a