


SITUACE HŘIŠTĚ ul. Chemiků - SO 01

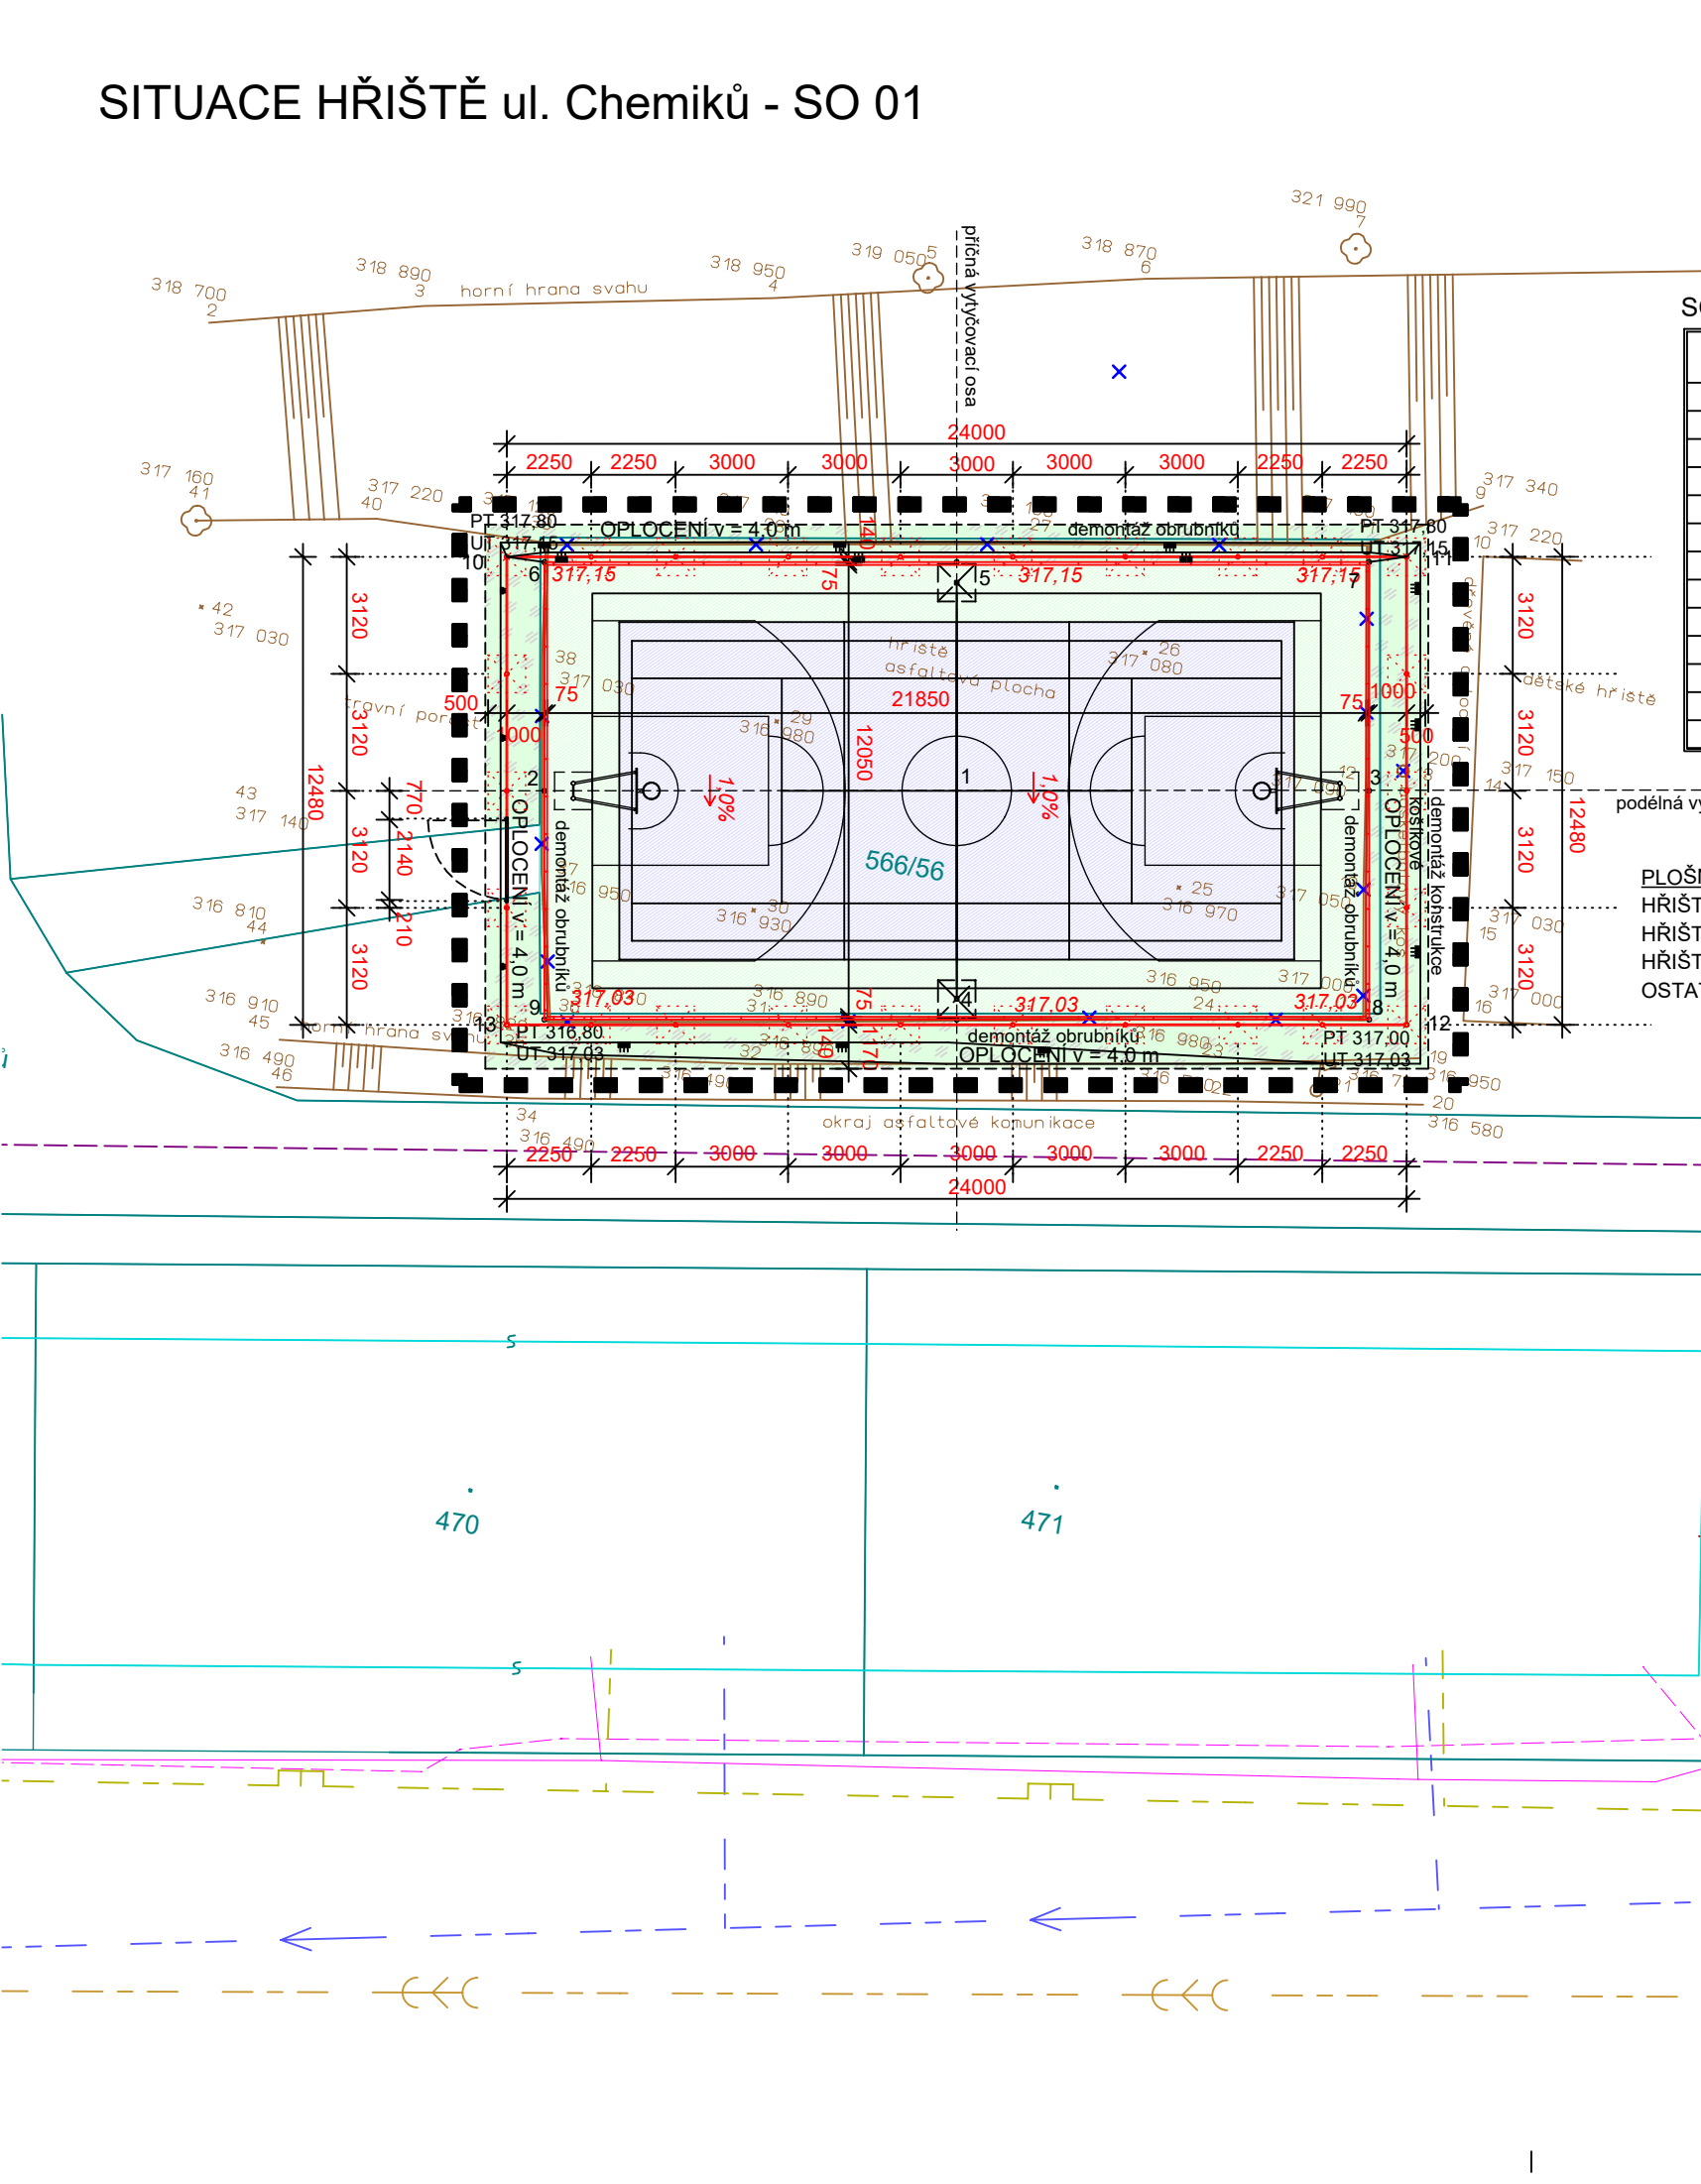


SOUŘADNICE VÝTYČOVACÍCH BODŮ

OZN. BODU	souřadnice X	souřadnice Y
1	794475,058	978783,737
2	794485,909	978785,909
3	794464,207	978781,930
4	794474,056	978789,754
5	794476,060	978777,720
6	794486,910	978779,527
7	794465,209	978775,913
8	794463,205	978787,947
9	794484,907	978791,561
10	794487,920	978779,553
11	794464,246	978775,611
12	794462,196	978787,921
13	794485,870	978791,863

PLOŠNÉ VÝMĚRY - plocha hřiště celkem	=	268,40 m ²
HŘIŠTĚ PRO VOLEJBAL	-	162,00 m ²
HŘIŠTĚ PRO TENIS	-	138,60 m ²
HŘIŠTĚ PRO KOŠIKOVOU	-	211,00 m ²
OSTATNÍ PLOCHA	-	52,25 m ²

LEGENDA

POPIS PRVKU	STÁVAJÍCÍ PRVKY	NOVÉ PRVKY
HRANICE VLASTNICKÁ	2535	
GEODETICKÉ ZAM. TERÉNU	304.21	
VZROSTLÁ ZELEŇ (STROMY)		
HRANICE STAVENIŠTĚ		
NOVÉ PRVKY A VYBAVENÍ		
STÁV. PRVKY - BOURÁNÍ		
ČÁRY NOVÝCH HŘIŠŤ		
POVRCH HŘIŠTĚ Z EPDM	modrý	
	zelený	
TERÉNNÍ ÚPRAVY - ORNICE		
SILOVÉ VEDENÍ - NN		
TEPLOVOD. POTRUBÍ spol. SETEP		
VODOVOD - PITNÁ VODA (SČVK)		
KANALIZACE SPLAŠKOVÁ (SČVK)		
PLYNOVOD (GasNet)		
SDĚLOVACÍ VEDENÍ ((Cetin)		

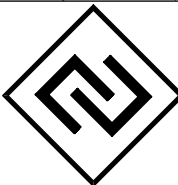

A3 DETAIL s.r.o.
U Stadionu 841, 434 01, Most
IČ:64651509, DIČ:CZ64651509

Investor:

MĚSTSKÝ ÚŘAD LITVÍNOV
náměstí Míru 11
LITVÍNOV, 436 01

Objednatel:

MĚSTSKÝ ÚŘAD LITVÍNOV
náměstí Míru 11
LITVÍNOV, 436 01

Řízení projektu: Ing. Rostislav Tomáš

podpis:

Název a účel díla:

STAVEBNÍ ÚPRAVY SPORTOVIŠŤ
ul. Chemiků, ul. Soukenická

Stupeň projektové dokumentace : DSP

Zodpovědný projektant : Ing. Rostislav Tomáš

podpis :

Název přílohy:

KOORDINAČNÍ VÝKRES STAVBY
ul. Chemiků - SO 01

Číslo výkresu:

C.3.1

Číslo přílohy:

Datum: 04/2024 Počet formátů: 2 A 4

podpis :

C. SITUAČNÍ VÝKRESY

Identifikační číslo dokumentu: 2024-382

Měřítko: 1 : 200