
 
 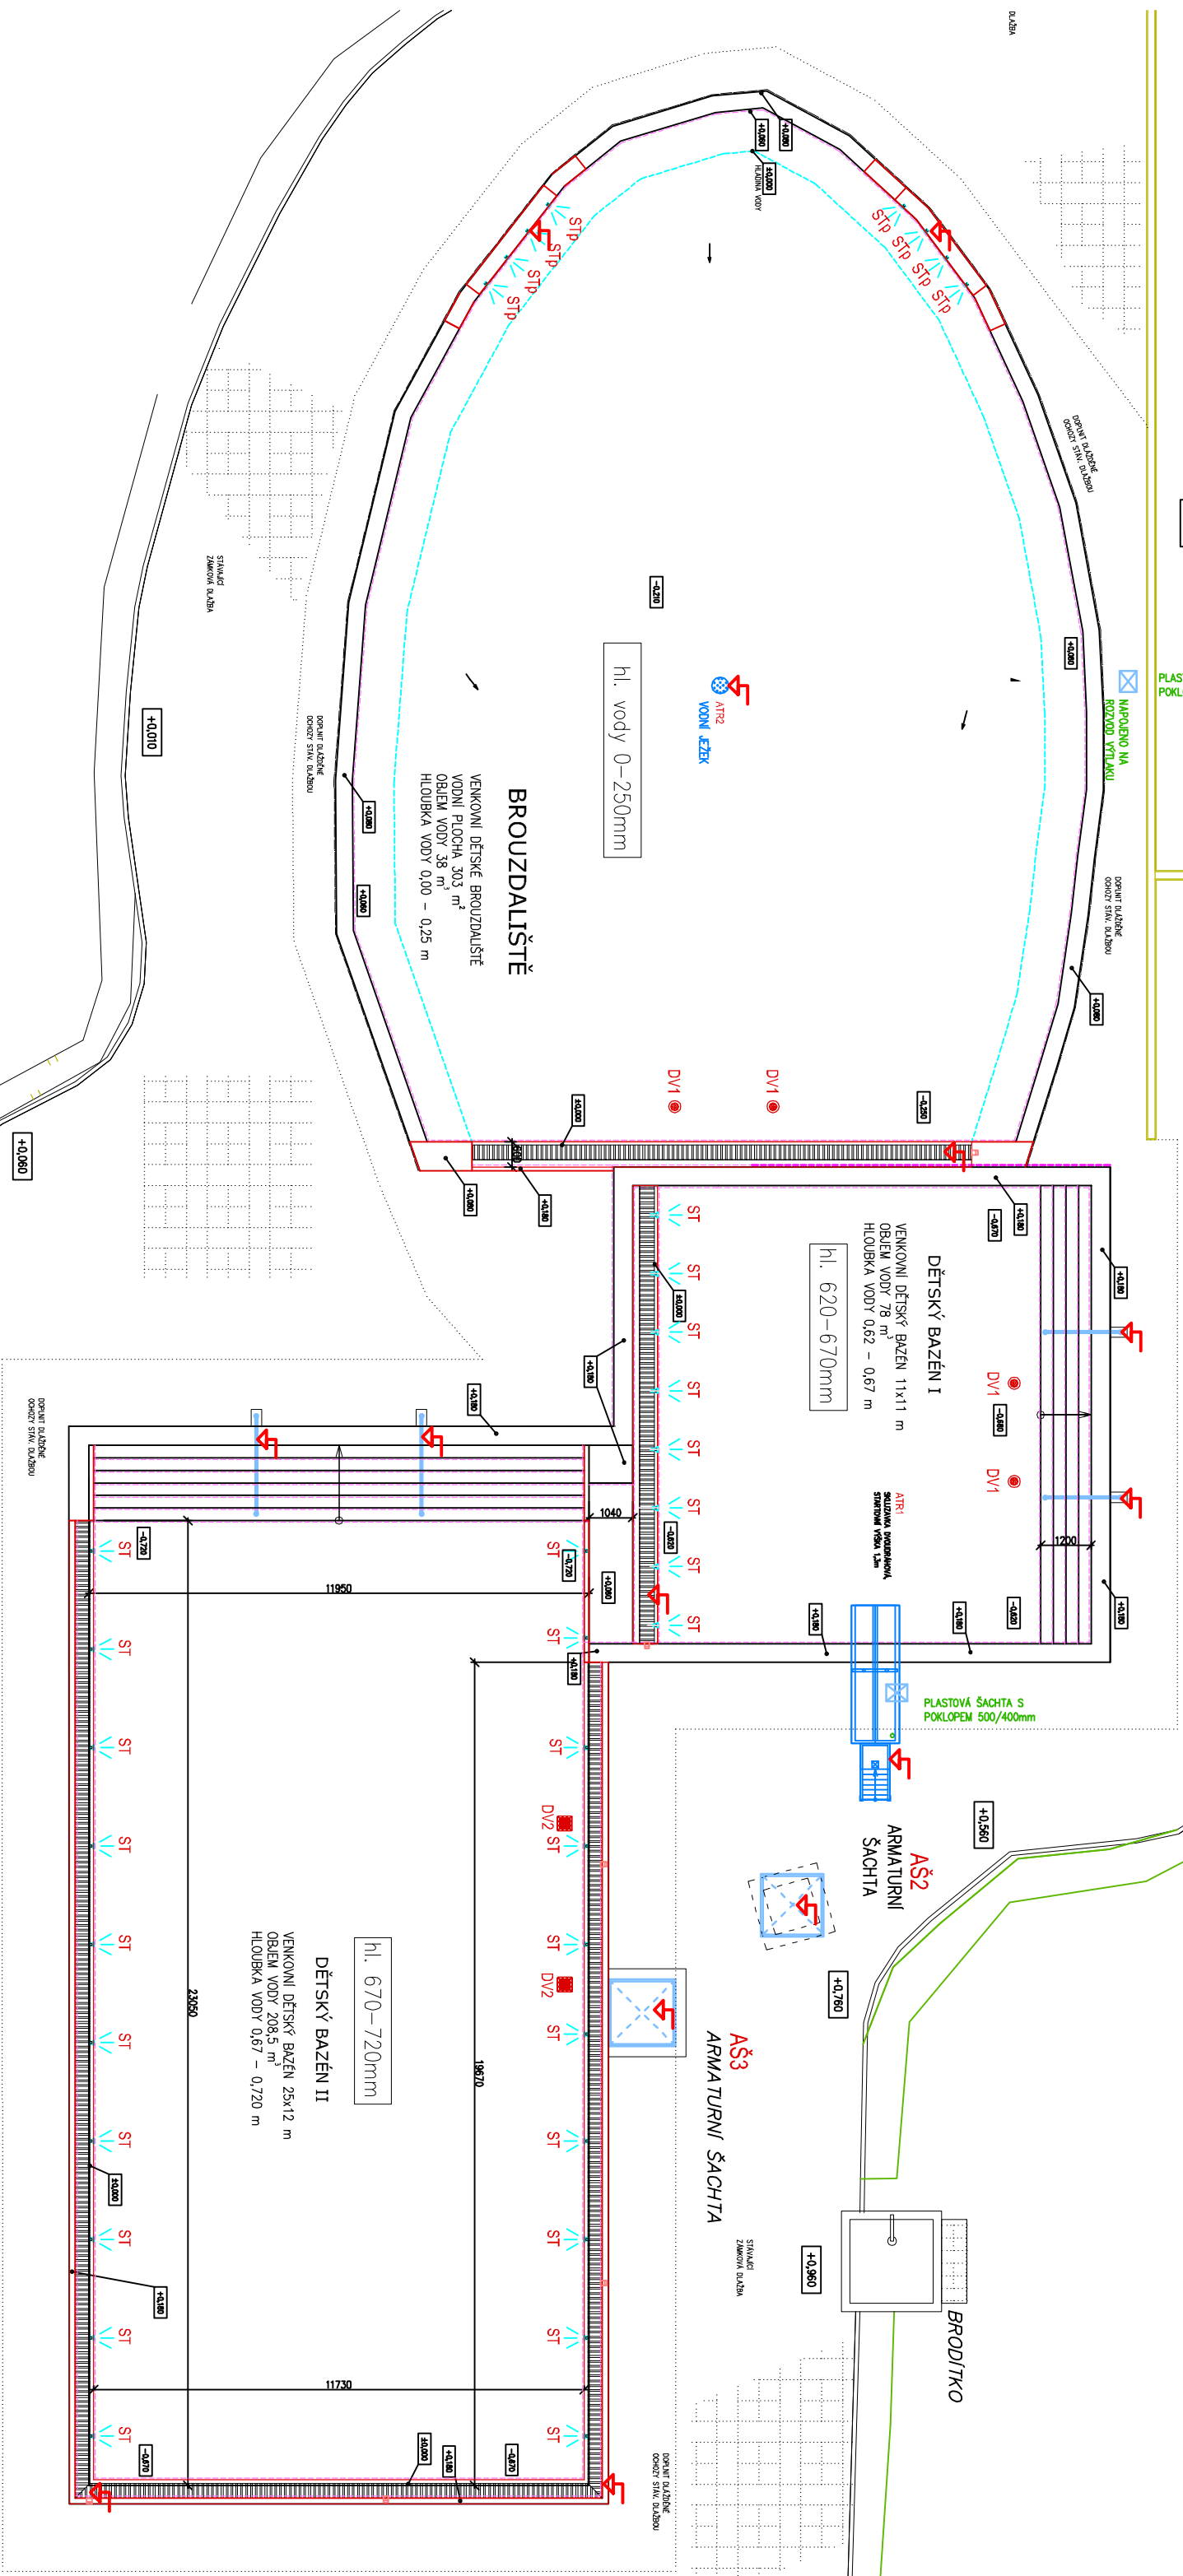




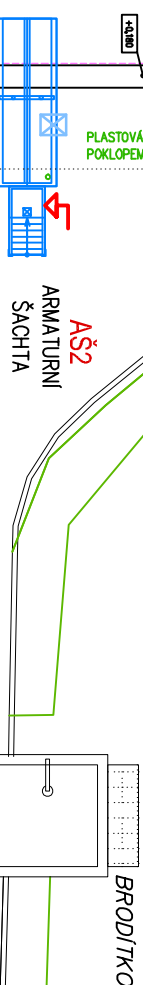


AS1

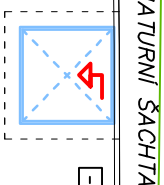


HLAVNÍ A DOPL. POSPOJOVÁNÍ

LEGENDA ZAŘÍZENÍ :

OSTATNÍ ZAŘÍZENÍ:

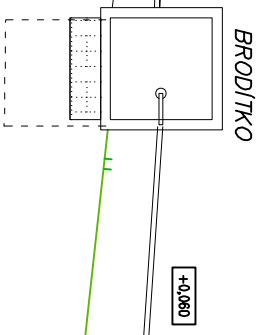[illegible]

INVESTOR :	ZAK. ČÍSLO: POR 02.03.2025
SPOŘÍTEL s.r.o.	OBC : Litvínov
Jiráskova 413,	DATUM: 03/2025
436 01 Litvínov	FORMÁT : A3
STUPEŇ: PROJEKT	POČ. VYHOTOVENÍ : 4
STAVBA: Technická pomoc na opravu dětských bazénů letního koupaliště Litvínov	
ČÁST: D.1.4.g ELEKTROINSTALACE	
NÁZEV VÝKRESU : DĚTSKÉ BAZÉNY – SITUACE	
VODIVÉ A OCHRANNÉ POSPOJOVÁNÍ	
 <div style="float: right; text-align: right;"> MICHAL POSPÍŠIL +420 736 680 233 IČO 65912535 DIČ CZ 74041956/8 </div>	
	Stádo: TUČN 148, 751 16 TUČN
	Kancelář: DENISOVA 2916/9, 750 02 PŘEROV
Zodp. proj.	Michal POSPÍŠIL
Vypracoval	Lucie Masarčíková
Autoriz. osoba	ING. Z. TILLEROVA
MĚŘÍTKO : M 1:150	Č. VÝKRESU : D.1.4.g – 01