
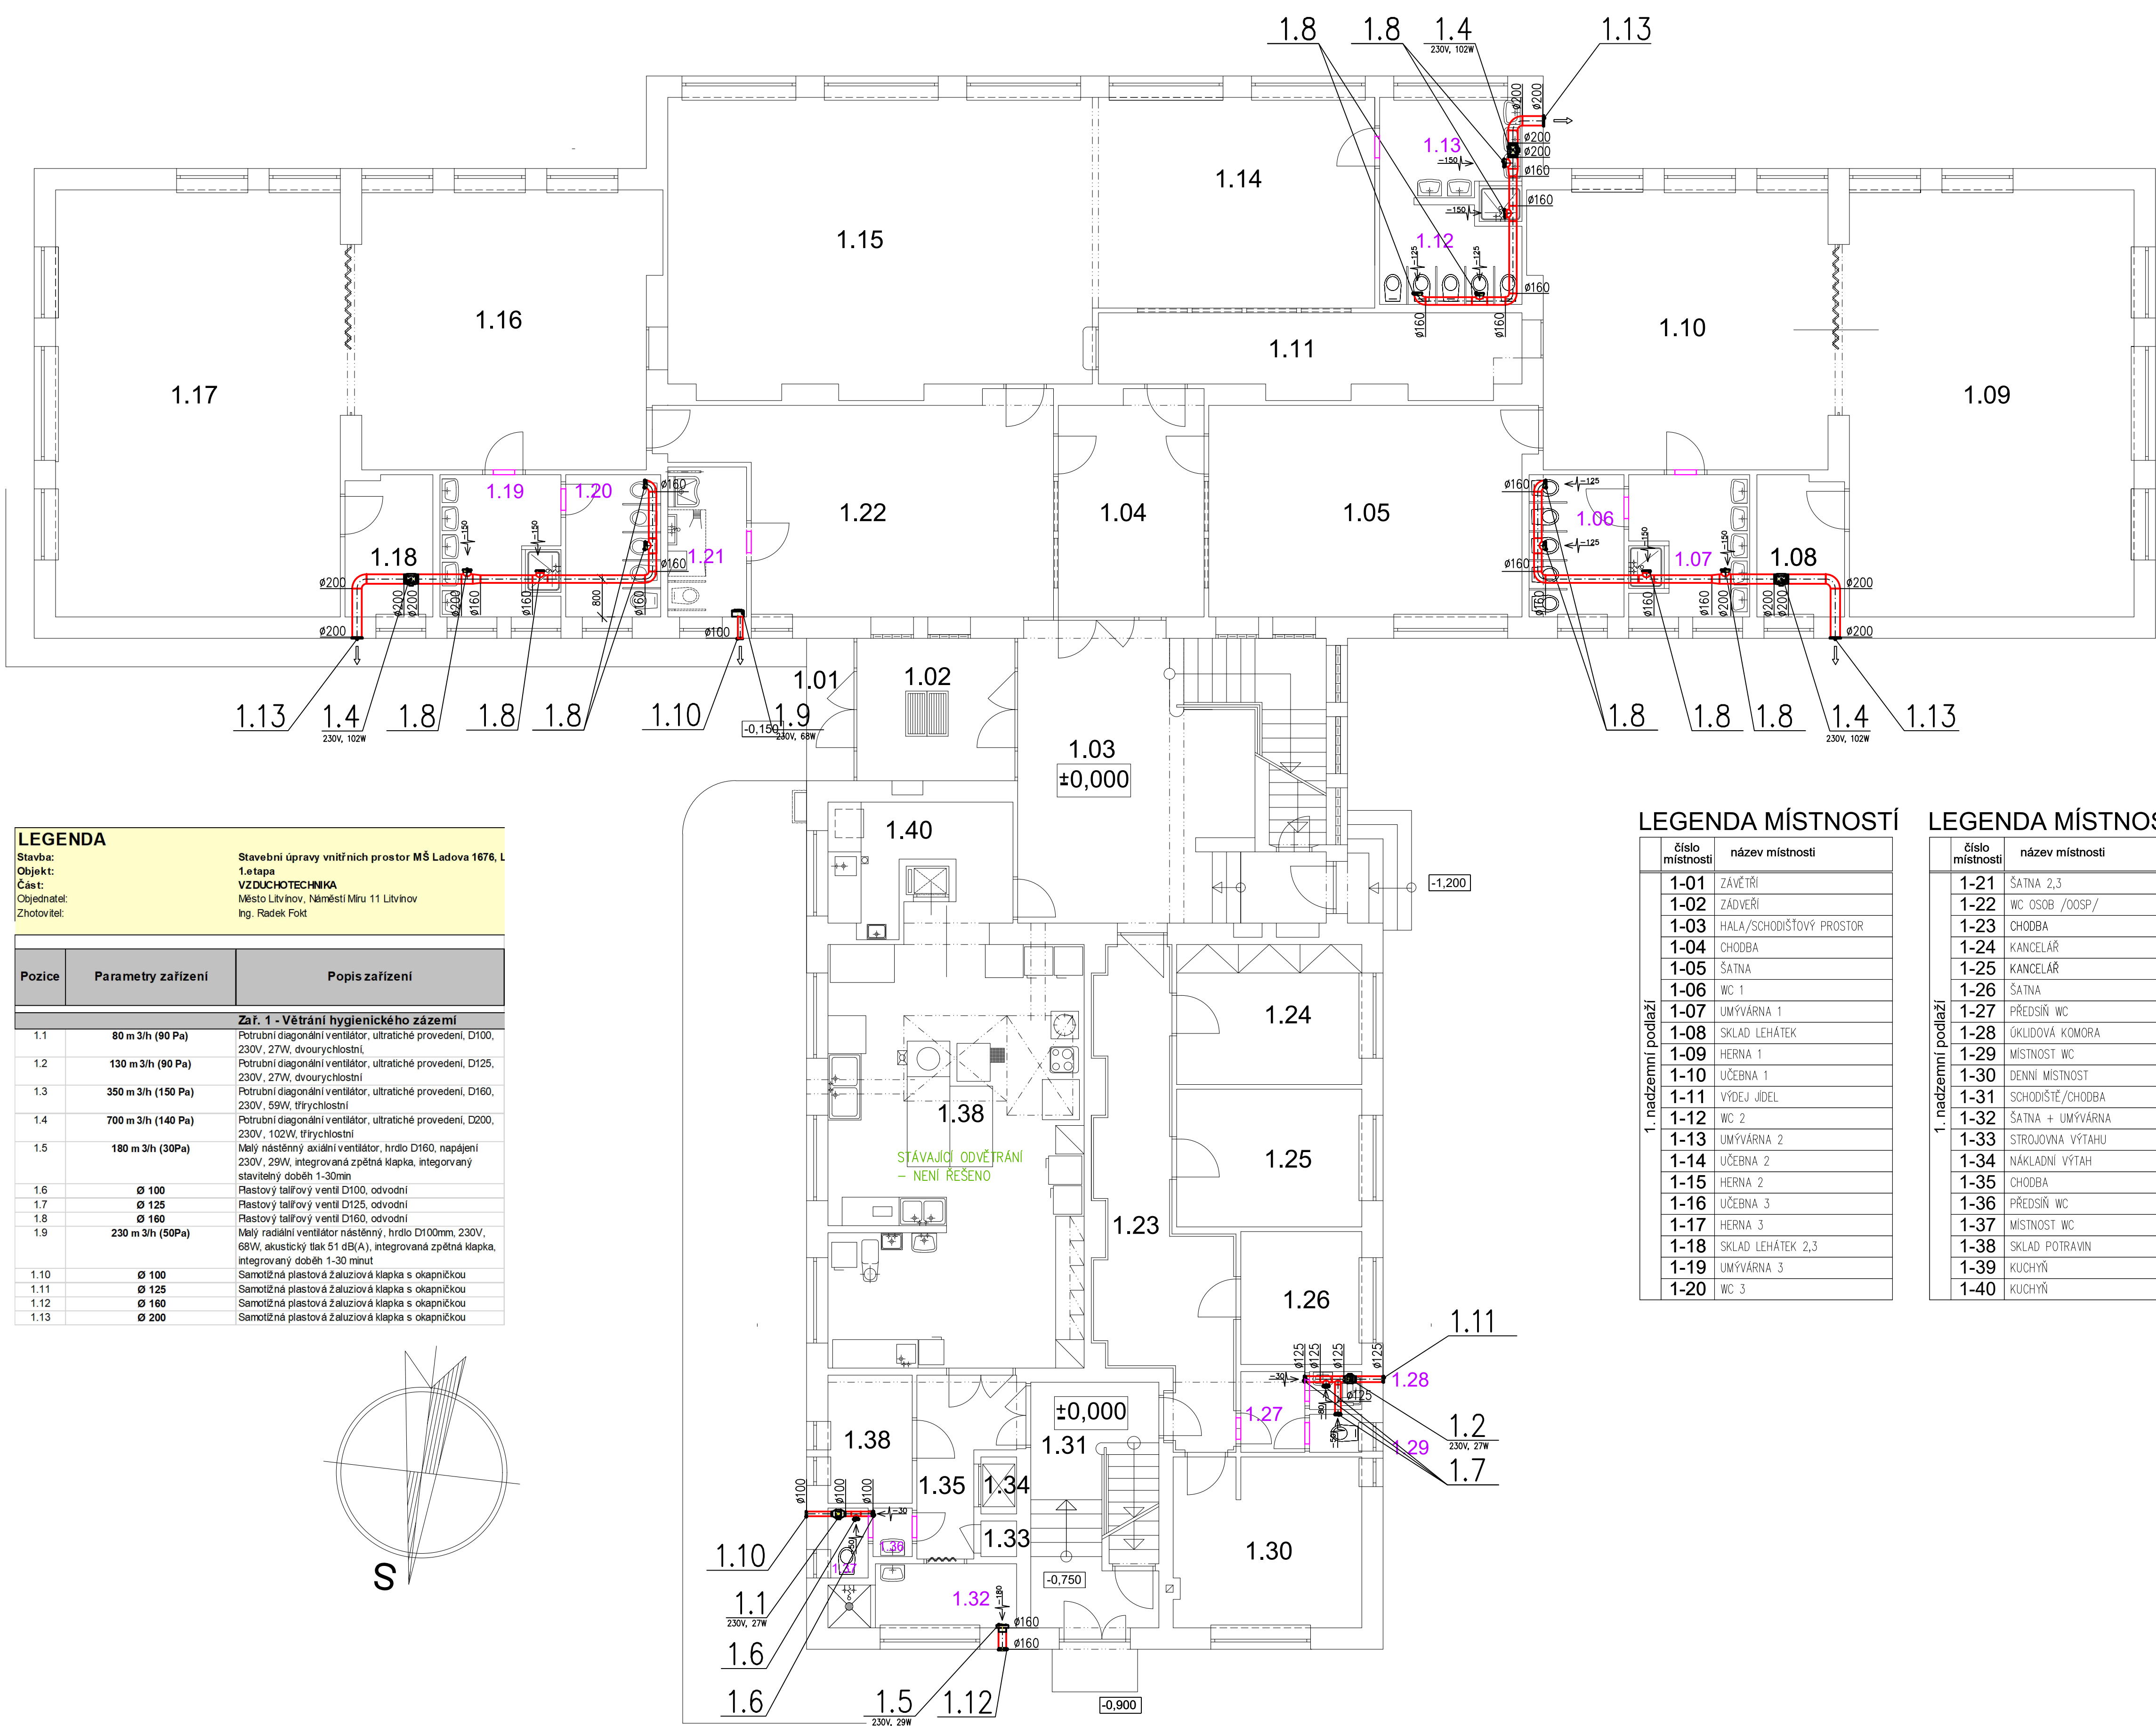


LEGENDA		
Stavba: Stavební úpravy vnitřních prostor MŠ Ladova 1676, I.		
Objekt: 1. etapa		
Část: VZDUCHOTECHNIKA		
Objednatel: Město Litvínov, Náměstí Míru 11 Litvínov		
Zhotovitel: Ing. Radek Fokt		

Pozice	Parametry zařízení	Popis zařízení
Zaf. 1 - Větrání hygienického zázemí		
1.1	80 m 3/h (90 Pa)	Potrubní diagonální ventilátor, ultratiché provedení, D100, 230V, 27W, dvourychlostní.
1.2	130 m 3/h (90 Pa)	Potrubní diagonální ventilátor, ultratiché provedení, D125, 230V, 27W, dvourychlostní.
1.3	350 m 3/h (150 Pa)	Potrubní diagonální ventilátor, ultratiché provedení, D160, 230V, 59W, třírychlostní.
1.4	700 m 3/h (140 Pa)	Potrubní diagonální ventilátor, ultratiché provedení, D200, 230V, 102W, třírychlostní.
1.5	180 m 3/h (30Pa)	Malý nástěnný axiální ventilátor, hrdlo D160, napájení 230V, 29W, integrovaná zpětná klapka, integrovaný stavitelný doběh 1-30min.
1.6	Ø 100	Plastový talířový ventl D100, odvodní
1.7	Ø 125	Plastový talířový ventl D125, odvodní
1.8	Ø 160	Plastový talířový ventl D160, odvodní
1.9	230 m 3/h (50Pa)	Malý radiální ventilátor nástěnný, hrdlo D100mm, 230V, 68W, akustický tlak 51 dB(A), integrovaná zpětná klapka, integrovaný doběh 1-30 minut.
1.10	Ø 100	Samotížná plastová žaluziová klapka s okapničkou
1.11	Ø 125	Samotížná plastová žaluziová klapka s okapničkou
1.12	Ø 160	Samotížná plastová žaluziová klapka s okapničkou
1.13	Ø 200	Samotížná plastová žaluziová klapka s okapničkou

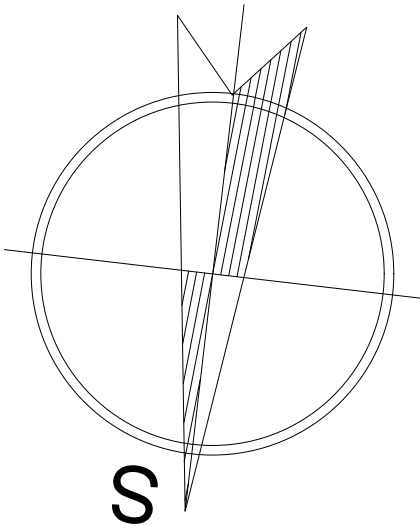

#### LEGENDA MÍSTNOSTÍ

číslo místnosti	název místnosti
1-01	ZAVĚTRÍ
1-02	ZADVĚŘÍ
1-03	HALA/SCHODIŠTĚVÝ PROSTOR
1-04	CHODBA
1-05	ŠATNA
1-06	WC 1
1-07	UMÝVÁRNA 1
1-08	SKLAD LEHÁTEK
1-09	HERNA 1
1-10	UČEBNA 1
1-11	VÝJEJ JÍDEL
1-12	WC 2
1-13	UMÝVÁRNA 2
1-14	UČEBNA 2
1-15	HERNA 2
1-16	UČEBNA 3
1-17	HERNA 3
1-18	SKLAD LEHÁTEK 2,3
1-19	UMÝVÁRNA 3
1-20	WC 3

#### LEGENDA MÍSTNOSTÍ

číslo místnosti	název místnosti
1-21	ŠATNA 2,3
1-22	WC OSOB /OOSP/
1-23	CHODBA
1-24	KANCELÁŘ
1-25	KANCELÁŘ
1-26	ŠATNA
1-27	PŘEDSÍN WC
1-28	OKLIDOVÁ KOMORA
1-29	MÍSTNOST WC
1-30	DENNÍ MÍSTNOST
1-31	SCHODIŠTĚ/CHODBA
1-32	ŠATNA + UMÝVÁRNA
1-33	STROJOVNA VÝTAHU
1-34	NÁKLADNÍ VÝTAH
1-35	CHODBA
1-36	PŘEDSÍN WC
1-37	MÍSTNOST WC
1-38	SKLAD POTRAVIN
1-39	KUCHYŇ
1-40	KUCHYŇ

#### D.1.4.b - Vzduchotechnika

ZODP. PROJEKTANT Miroslav FOKT		VYPRACOVAL Ing. Radek FOKT		KRESLIL Ing. Radek FOKT		Ing. Radek Fokt Pod Studánkou 3015/45 434 01 MOST IČO: 432 42 995	
INVESTOR: Město Litvínov, Náměstí Míru 11, Litvínov							
KRAJ: Ústecký			OBEČ: Litvínov				
AKCE: Stavební úpravy vnitřních prostor MŠ Ladova č.p. 1676 v Litvínově a úprava stávající komunikace k altánku							
1.etapa - Bezbariérový přístup, vybudování imobilního WC							
OBSAH: Půdorys 1. NP						ZAKÁZKA Č. 8649 - 02 - 2018	
						FORMÁT 8 x A4	
						DATUM 02.2018	
						STUPEŇ DSP	
						MĚŘÍTKO 1:75	
						Výkres 1	