

LEGENDA NAVRHOVANÉ KONSTRUKCE, POLOHOPIS:

- OBRUBNÍK SILNIČNÍ – JEDNOVRSTVÝ Z VIBROLISOVANÉHO BETONU, ROZMĚR 1,0/0,25/0,15m
- OBRUBNÍK SILNIČNÍ PŘEJEZDOVÝ – JEDNOVRSTVÝ Z VIBROLISOVANÉHO BETONU, ROZMĚR 1,0/0,15/0,15m
- OBRUBNÍK CHODNÍKOVÝ – JEDNOVRSTVÝ Z VIBROLIS. BETONU, ROZMĚR 1,0/0,25/0,08 m
- OPĚRNÁ STĚNA BETONOVÉ PALISÁDY 16x16cm

LEGENDA OBJEKTY DRAH

- STÁVAJÍCÍ SLOUP TRAKČNÍHO VEDENÍ
- PŘELOŽENÝ SLOUP č. 2477 TRAKČNÍHO VEDENÍ
- RUŠENÝ SLOUP č. 2477 TRAKČNÍHO VEDENÍ
- NOSNÉ LANA TRAKČNÍHO VEDENÍ

Pozn.: přeložení sloupu ve stávající ose, směrový posun se nenavrhuje


LEGENDA STÁVAJÍCÍCH INŽENÝRSKÝCH SÍTÍ:

- PODZEMNÍ VEDENÍ NN DO 1 kV – ČEZ a.s.
- PODZEMNÍ VEDENÍ NN VEŘEJNÉHO OSVĚTLENÍ
- KANALIZACE SPLAŠKOVÁ
- KANALIZACE DEŠŤOVÁ
- VODOVOD
- PLYNOVOD NTL
- SDĚLOVACÍ KABELY O2 / CETIN
- SDĚLOVACÍ KABELY UPC
- HORKOVOD TOPNÝ KANÁL
- TRAMVAJOVÝ INFORMAČNÍ SYSTÉM II

Pozn.: zakres inženýrských sítí je orientační a s mírou přesnosti kterou poskytl jejich provozovatel. Před zahájením stavebních prací je zhotovitel povinen nechat si provést přesné vytyčení přímo na stavbě.


VZOROVÝ ŘEZ  
HRANOLOVÝM ZÁKLADEM V ROVINNÉM TERÉNU  
SLOUPU TROLEJOVÉHO VEDENÍ

– MĚŘÍTKO 1:50

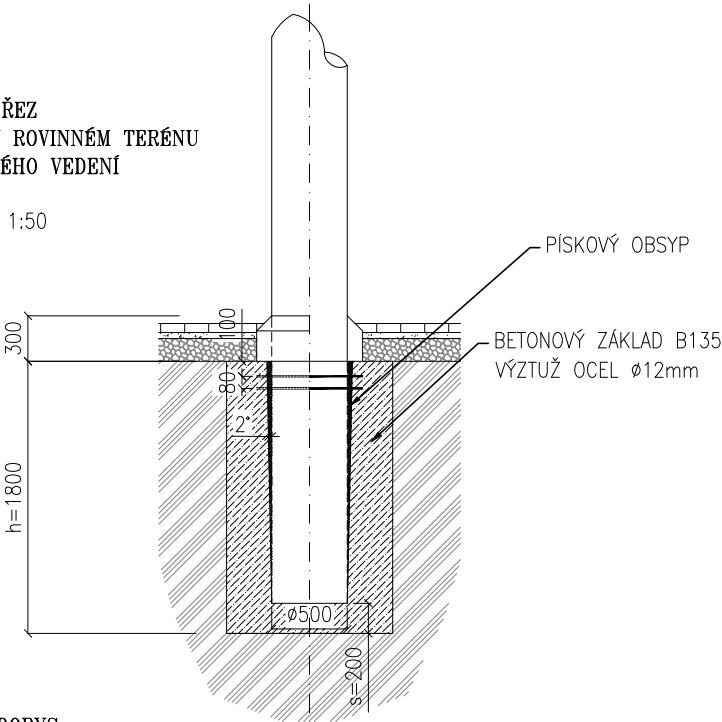


VZOROVÝ PŮDORYS  
HRANOLOVÝM ZÁKLADEM V ROVINNÉM TERÉNU  
SLOUPU TROLEJOVÉHO VEDENÍ

– MĚŘÍTKO 1:50

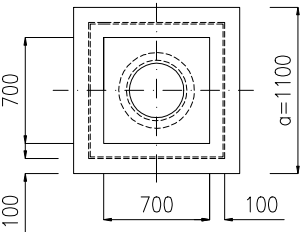

SPOLČNOST  
MESSOR s.r.o., JANA ŠVERMY 11, 432 01 KADAŇ  
IČ:287 38 217,DÍČ:CZ28738217  
SPOLČNOST ZAPSANÁ U KRAJSKÉHO SOUDU V ÚSTÍ NAD LABEM ODDÍL C, VLOŽKA 29648  
mob.: 607 604 304, e-mail: info@messor.cz, webhttp://www.messor.cz  
REALIZACE STAVEB, PROJEKTOVÁ ČINNOST, TECHNICKÝ A AUTORSKÝ DOZOR, PŘÍPRAVA  
VÝBĚROVÝCH ŘÍZENÍ (PODLE ZÁKONA O VEŘEJNÝCH ZAKÁZKÁCH), INŽENÝRSKÁ ČINNOST

**MESSOR**  
MANAGER VAŠÍ STAVBY

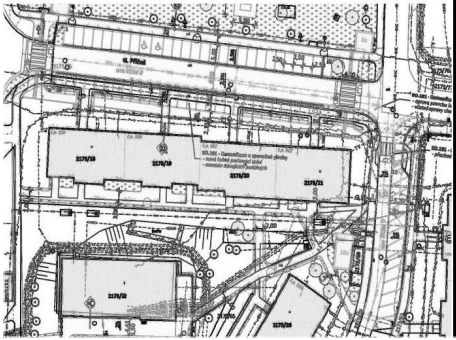

RAZÍTKO:

PARÉ:

ZMĚNA: (VE FORMÁTU ČÍSLO, DATUM, POPIS)

NÁZEV STAVBY:  
**PŘESTUPNÍ TERMINÁL  
CITADELA**  
ul. Podkrušnohorská

k.ú. Horní Litvínov

ZODPOVĚDNÝ PROJEKTANT: Ing. Marek RAPANT

PROJEKTANT: Vladimír ČECHURA

AUTORIZACE:  
ČESKÁ KOMORA AUTORIZOVANÝCH INŽENÝRŮ A TECHNIKŮ ČINNÝCH VE VÝSTAVBĚ  
OBOR: DOPRAVNÍ STAVBY NEKOLEJOVÁ DOPRAVA – ČÍSLO AUTORIZACE: 03 01 522

PROFESE: DOPRAVNÍ STAVBY

ČÍSLO ZAKÁZKY: 18067

DATUM: 05/2019

STUPEŇ PROJEKTOVÉ DOKUMENTACE: SPOLEČNÉ POVOLENÍ

INVESTOR: **MĚSTO LITVÍN OV**  
NÁMĚSTÍ MÍRU 11  
436 01 LITVÍN OV  
IČ: 00266027

OBJEKT: SO.660 – OBJEKTY DRAH

KÓTOVÁN O V: m

MĚŘÍTKO: 1:250

FORMÁT: 2XA4

NÁZEV VÝKRESU: SITUACE PŘELOŽENÍ SLOUPU TROLEJOVÉHO VEDENÍ

ČÍSLO VÝKRESU: D.1.7.2.