




PAVILON 1  
1.NP  
WC CHLAPCI

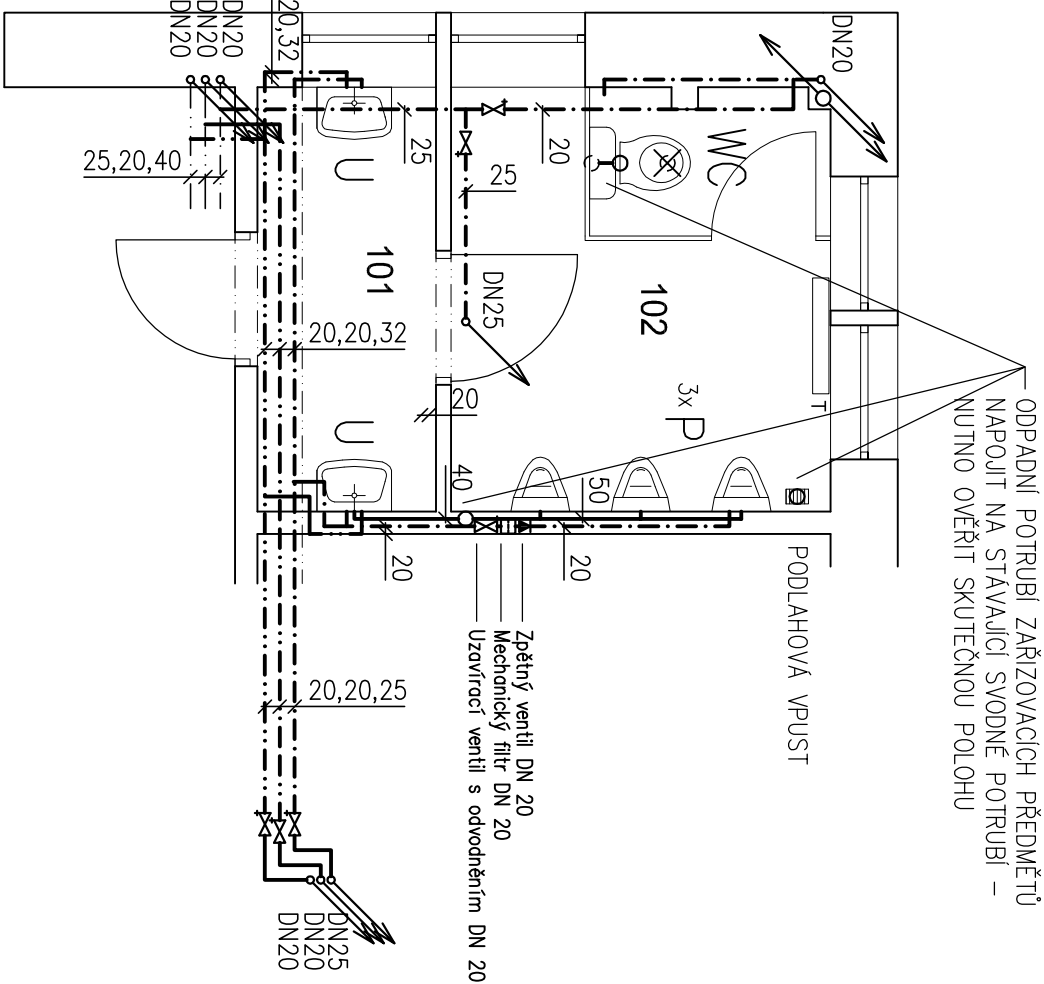

2.NP  
WC CHLAPCI, PERSONAL

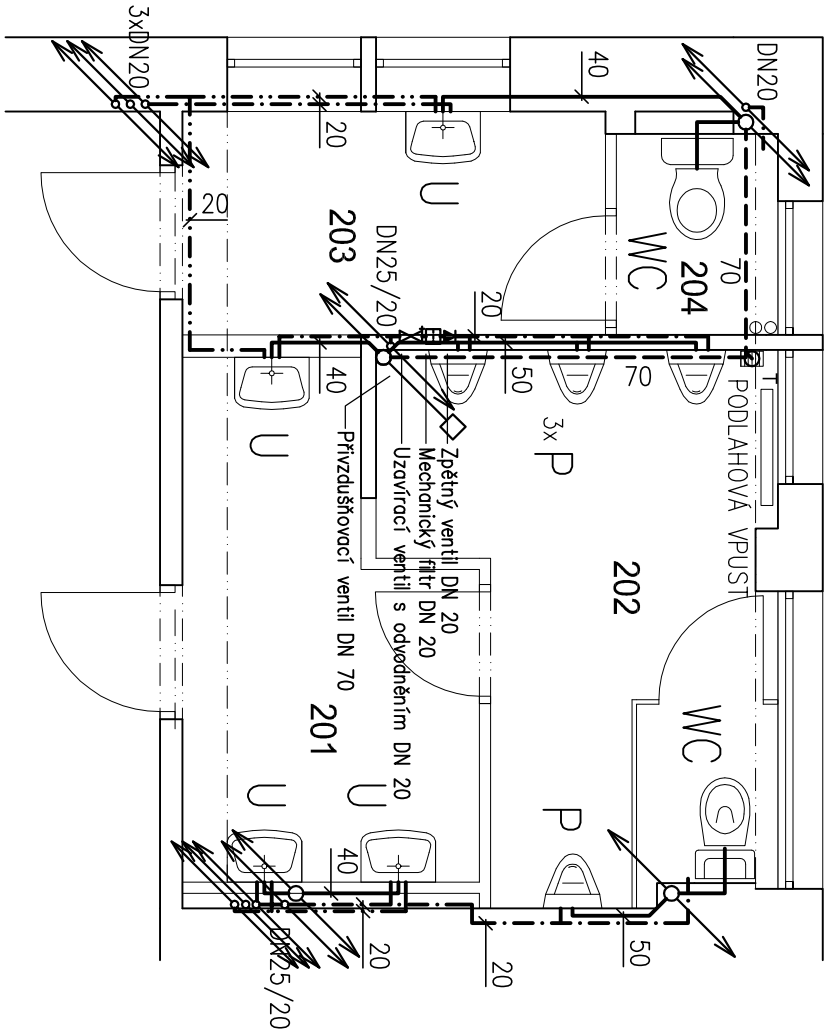

3.NP  
WC CHLAPCI

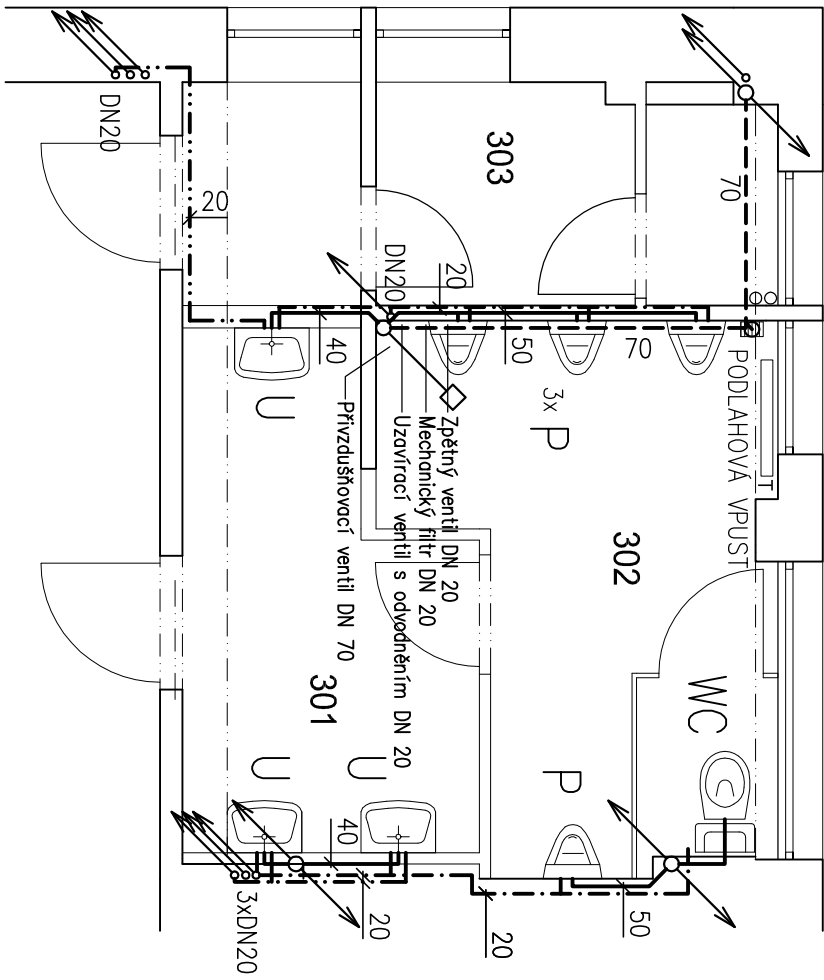

Tabulka místností

Označení	Funkce	Plocha [m2]	Obvod [m]
101	WC-chlapci-předstřih	3,420	8,100
102	WC-chlapci	7,218	11,100
		10,638	19,200

Tabulka místností

Označení	Funkce	Půdorysná plocha [m2]	Obvod [m]
201	WC-chlapci-předstřih	5,801	11,140
202	WC-chlapci	8,345	13,540
203	WC-personální-předstřih	4,280	8,680
204	WC-personální-kabina	1,465	4,870
		19,871	38,230

Tabulka místností

Označení	Funkce	Půdorysná plocha [m2]	Obvod [m]
301	WC-chlapci-předstřih	5,900	11,040
302	WC-chlapci	8,191	13,540
303	Server	5,575	16,350
		19,666	40,930

LEGENDA

- STUDENÁ VODA
- TEPLÁ VODA
- KANALIZACE POD STŘEPEM NIŽŠÍHO PODLAŽÍ
- KANALIZACE – NOVÉ PŘIPOJOVACÍ POTRUBÍ

- STÁVAJÍCÍ VYUŽÍVANÉ NÁPOJENÍ NA KANALIZACI
- STÁVAJÍCÍ NEVYUŽITÉ NÁPOJENÍ NA KANALIZACI – ZASLEPIT
- STÁVAJÍCÍ ODPADNÍ POTRUBÍ

TABULKA DIMENZÍ

PPR (PN 16) 20x2,8 mm – DN 15  
25x3,5 mm – DN 20  
32x4,4 mm – DN 25

ZAŘÍZOVACÍ PŘEDMĚTY + VÝTOKOVÉ ARMATURY

UMYVADLO  
TLAČNA SAMOUZAVÍRACÍ STOJÁNKOVÁ BATERIE UMYVADLOVÁ  
SV, TV – ROHÁČKY v = 600

WC  
SAMOSTATNĚ STOJÍCÍ KLOZET  
+ PLASTOVÁ NADRŽKA  
SV – ROHÁČEK v = 850

P  
ODSAVACÍ URINÁL S RADAROVÝM SENZOREM  
SV v = DLE KONKRÉTNÍHO TYPU (cca 350)

INDEX	ZMĚNA	DATUM	JMÉNO	PODPIS
1				
2				
3				
4				

Vedoucí projektant Projektant	ING. DVORÁKOVÁ	Vedoucí zadávky Technická kontrola	ING. ZÁTKO ING. KYLIŠ	Měřítko 1:50
ZÁKAZKA: PROJEKTOVÁ DOKUMENTACE	REKONSTRUKCE SOCIÁLNÍHO ZAŘÍZENÍ ZŠ A MŠ, LITVÍNŮV - PROJEKTOVÁ DOKUMENTACE	Počet listů 4	Přehledná hloubka	
LIDICKÁ 1239 363 17 OSTROV ČESKÁ REPUBLIKA Tel:++420353675111 Fax:++420353612416 projekt@bpo.cz www.bpo.cz	ČÁST: 3.ZŠ PKH Č.P. 1588-1589 4.PAVILON - ŽLUTÁ BUDOVA	OBSAH: WC CHLAPCI A PERSONÁL - ZTI	Číslo zadávky 8366-26	4
OBJEDNATEL: Město Litvínov STAVEBNÍK:	Číslo archivu BPO 2-92640			