


3PEN, AC 400V/TN-C,
ochrana před úrazem el. proudem:samočinným odpojením vadné části od zdroje

Z důvodů hustoty inženýrských sítí, některé nemusí být z výkresu zřetelné.
Jejich zakreslení je pouze orientační a je nutné nechat síťe vytyčit správci sítí, jejichž seznam je uveden v technické zprávě.


Pozemky do kterých se zasáhne budou uvedeny do předešlého stavu

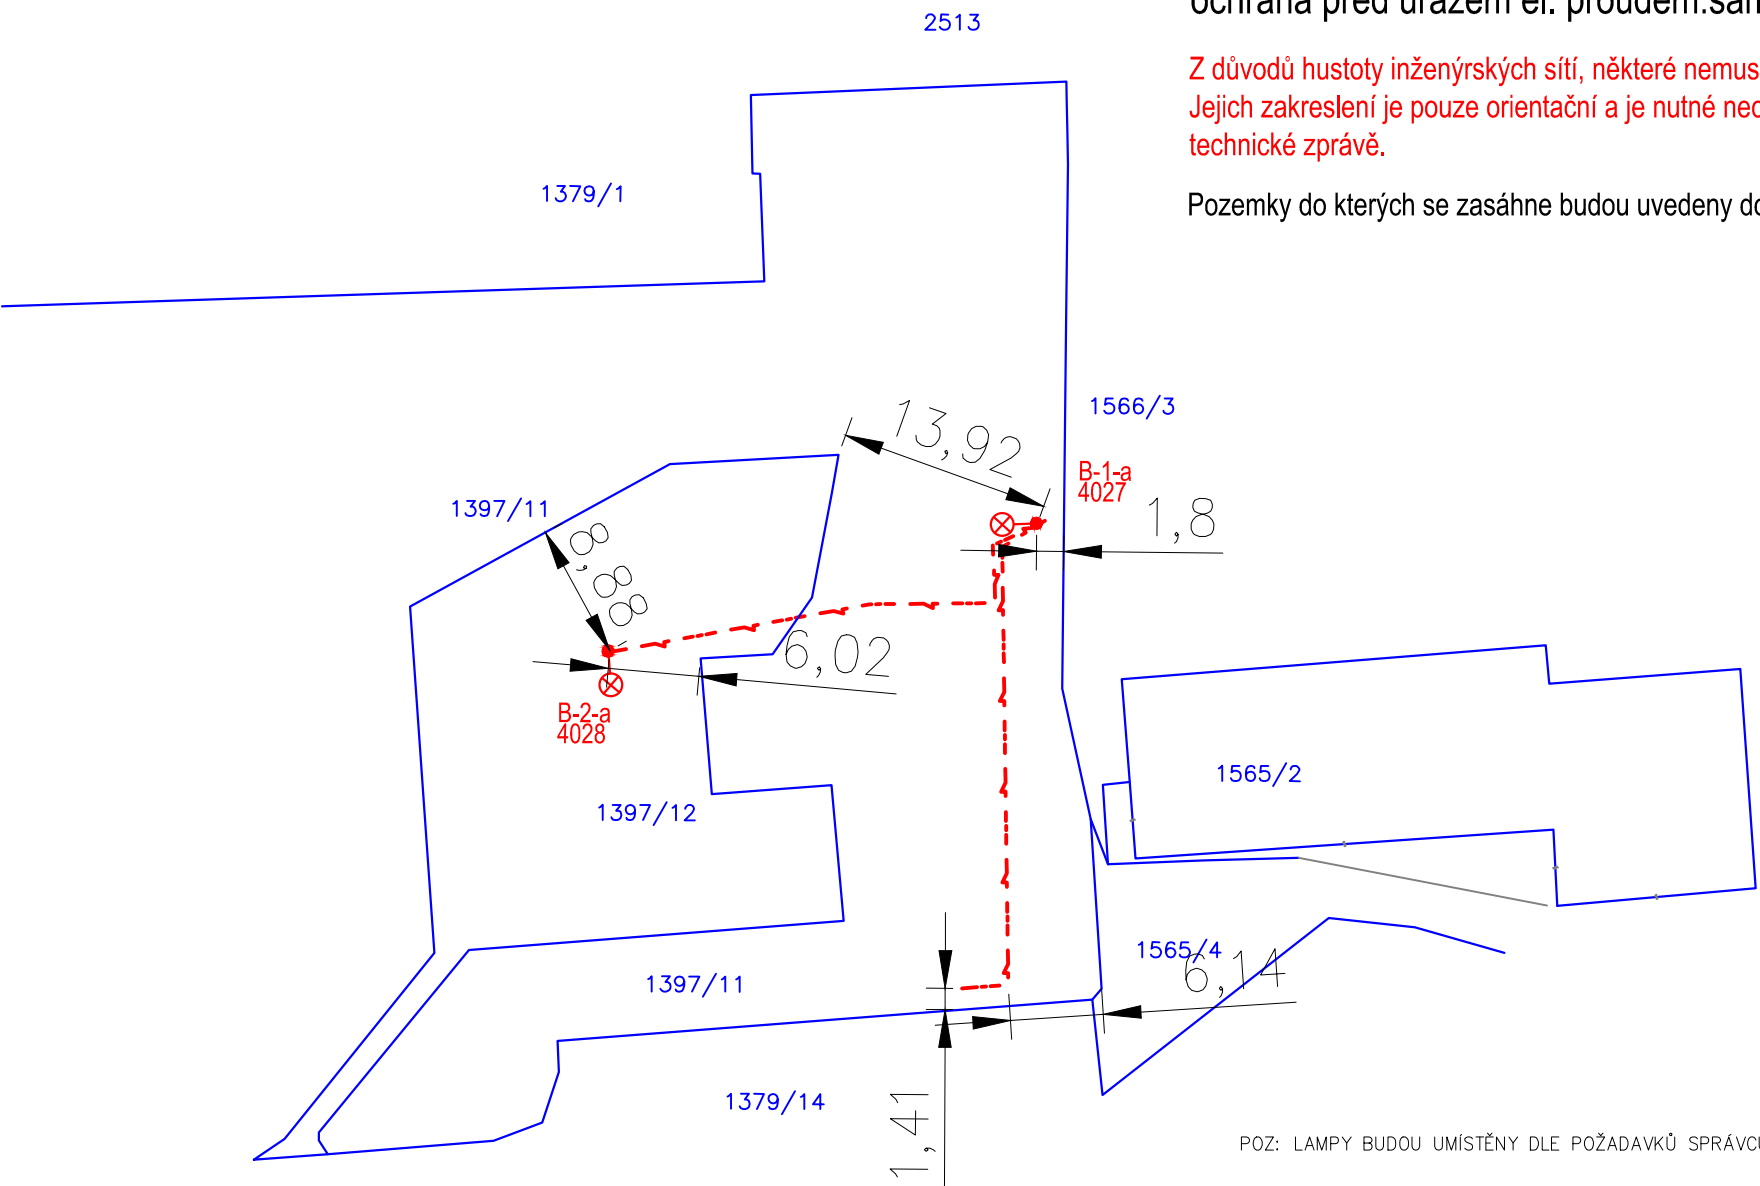

POZ: LAMPY BUDOU UMÍSTĚNY DLE POŽADAVKŮ SPRÁVCŮ SÍTÍ. PŘED REALIZACÍ DOJDE K OVĚŘENÍ UMÍSTĚNÍ ST. SÍTÍ

Souřadný systém: S–JTSK
Výškový systém: Bpv

| REV. | DATUM | ÚČEL VYDÁNÍ | VYPRACOVAL | KONTROLOVAL | SCHVÁLIL |
|------|--------|-------------|------------|-------------|----------|
| | | | | | |
| 0 | 8/2017 | DUS,PS | Dvořák | Dvořáková | Dvořák |

| | | | | | | | | | |
|---|--------|----------------|--------|---------------|-------|-----------|--|---|----|
| ZODP. PROJEKTANT: | | Dvořák | | PROJEKTOVALI: | | Dvořák | |  S4A, s.r.o., www.s4a.cz , info@s4a.cz | |
| KRAJ: | | Ústecký | | MĚSTO: | | Litvínov | | | |
| NÁZEV: K1708 Pěší propojení komunikací u nového parkoviště v ul. Bezručova v Litvínově | | | | | | | | | |
| DATUM: | 8/2017 | STUPEŇ PD: | DUS,PS | MĚŘÍTKO: | 1:500 | | | DOKUMENT ČÍSLO: | |
| ČÁST: C–SITUAČNÍ VÝKRES | | | | | | | | | |
| PŘÍLOHA: Situace a schéma zapojení – situace | | | | | | | | | |
| INVESTOR | | Město Litvínov | | ZAKAZKA | | 17ZK00060 | | FORMAT | A2 |

LEGENDA ELEKTRO:

- B-X-x Nové VO stožár/vyložník viz tech.zpráva
- Stávající VO
- Nové kabelového vedení VO vedené v chrániče
- Stávající vedení VO
- Nová kabelová chránička 2x pod komunikací
- Stávající kabelová chránička pod komunikací
- Nové uzemnění VO
- Stávající uzemnění