 






LEGENDA OBRYSY, HRANICE:




LEGENDA VEŘEJNÉHO OSVĚTLENÍ:

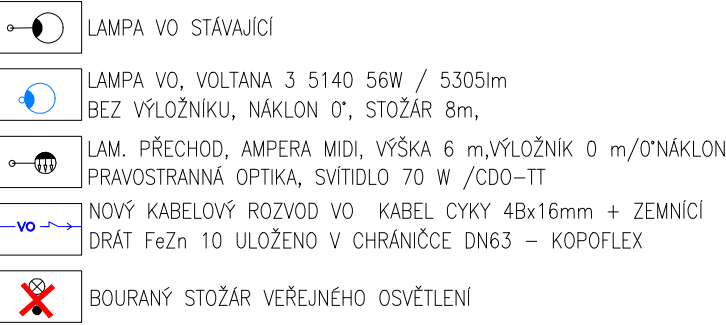

LEGENDA NAVRHOVANÉ KONSTRUKCE, POLOHOPIS:

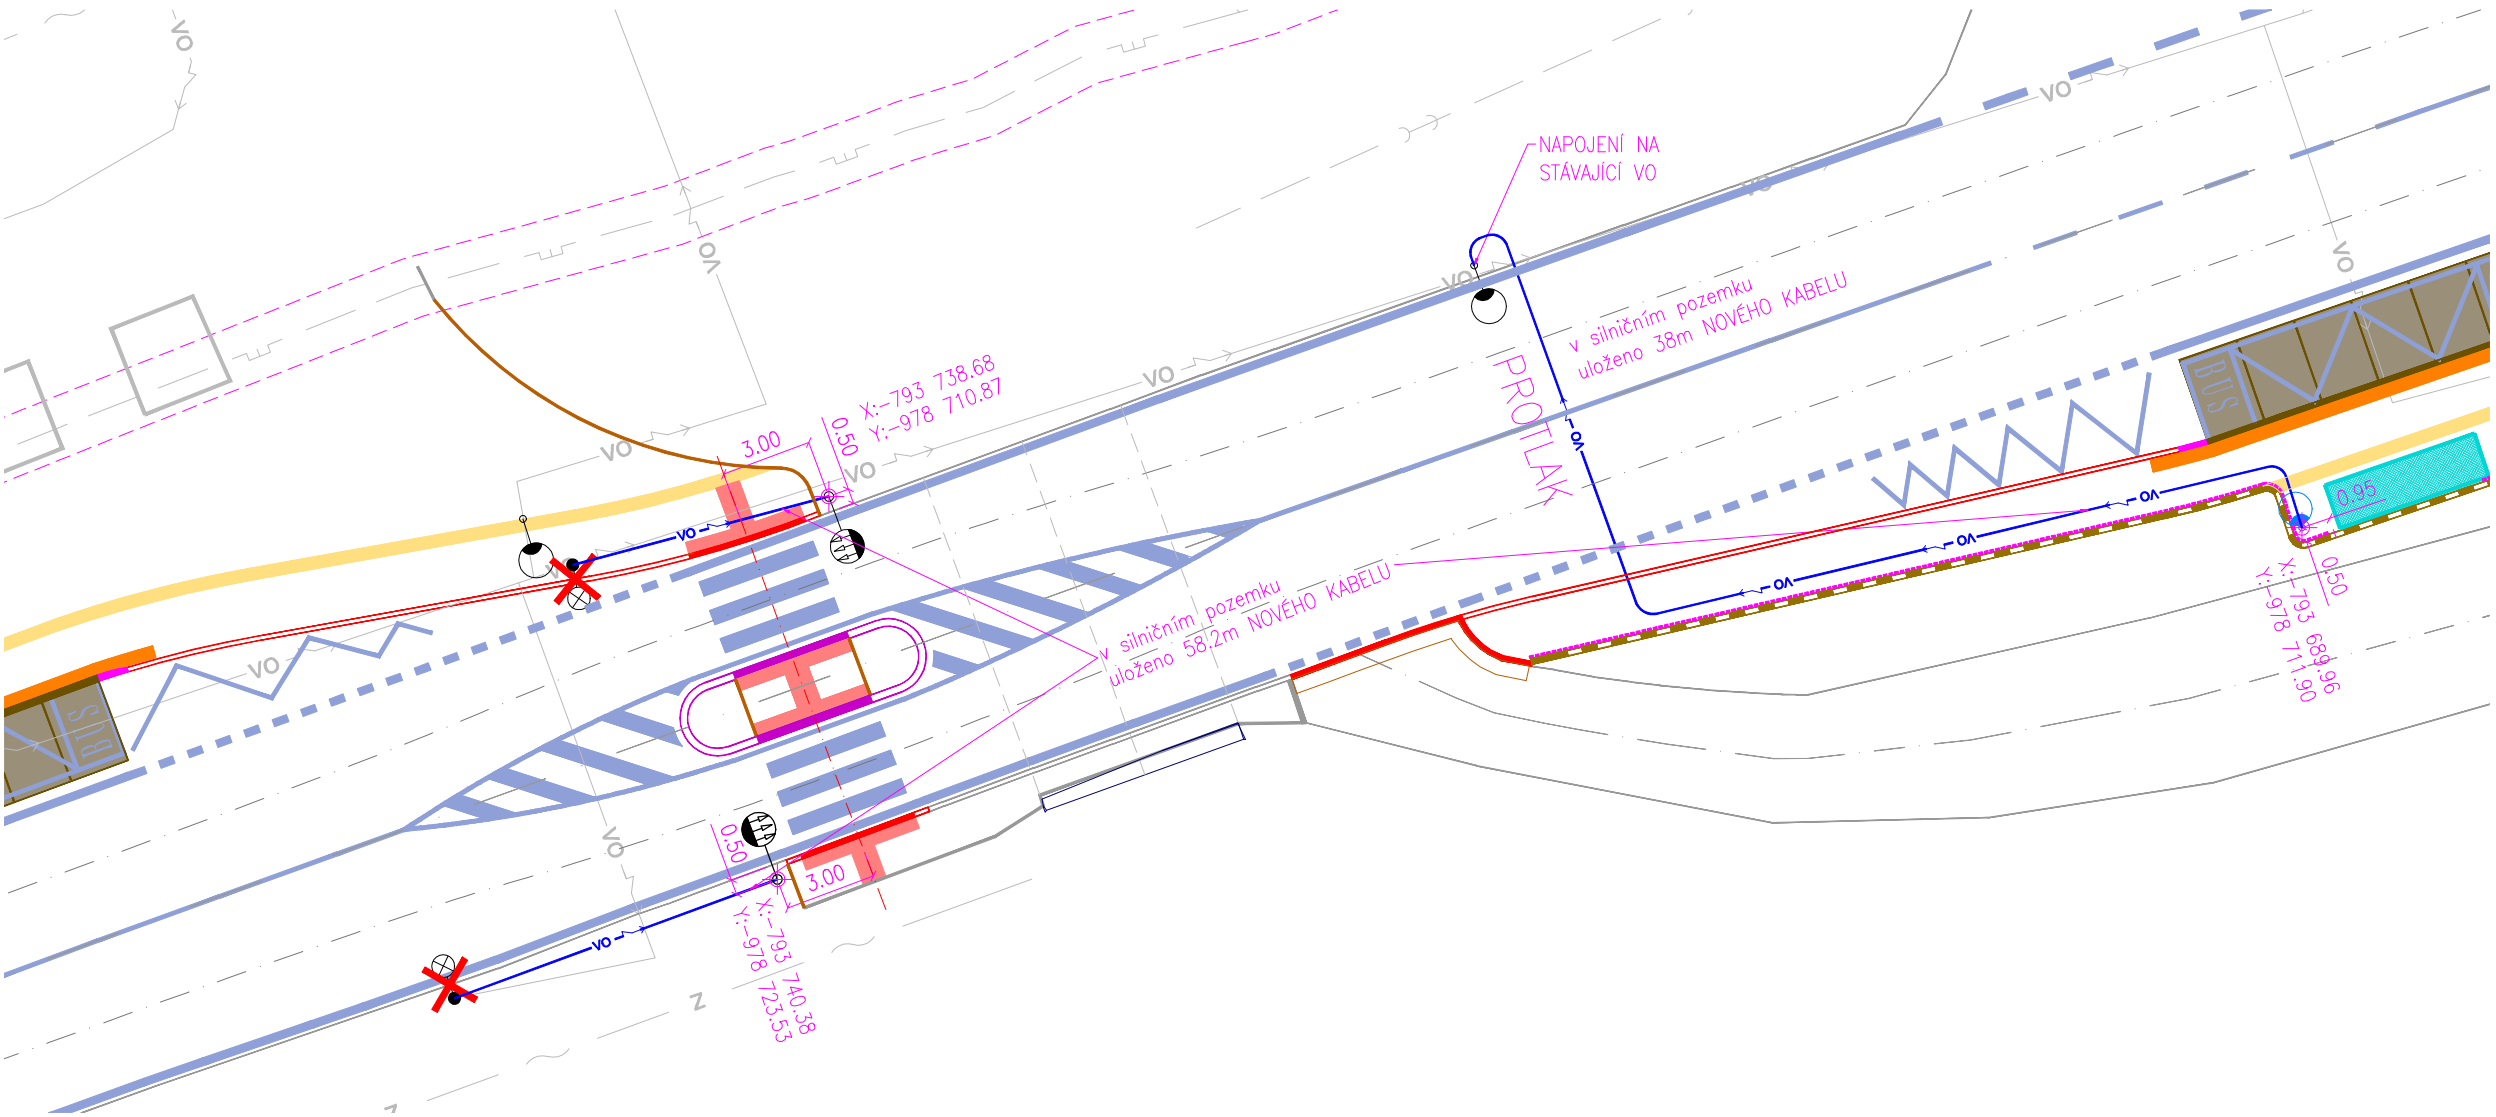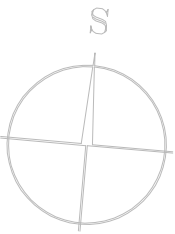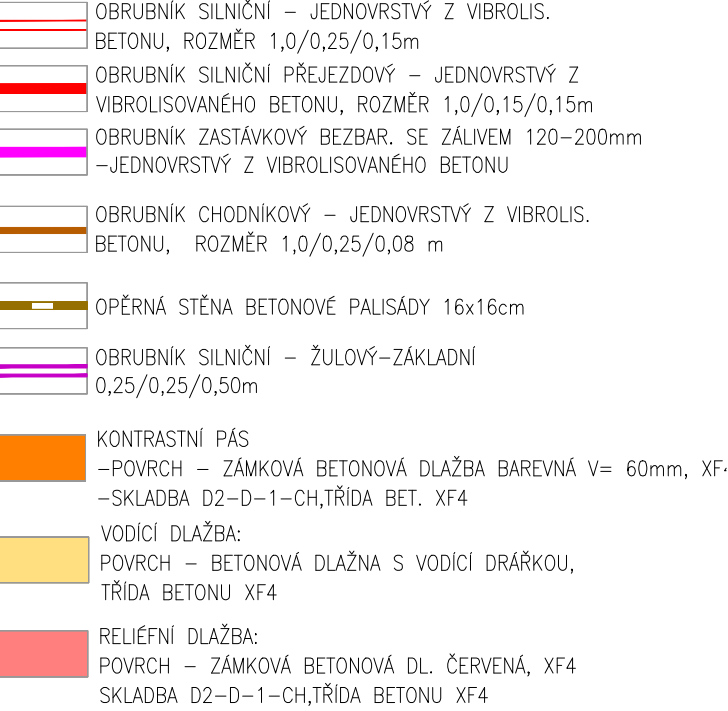

SPOLEČNOST
MESSOR s.r.o., JANA ŠVERMY 11, 432 01 KADAŇ
IČ:287 38 217,DÍČ:CZ28738217
SPOLEČNOST ZAPSANÁ U KRAJSKÉHO SOUDU V ÚSTÍ NAD LABEM ODDÍL C, VLOŽKA 29648
mob.: 607 604 304, e-mail: info@messor.cz, web: http://www.messor.cz
REALIZACE STAVEB, PROJEKTOVÁ ČINNOST, TECHNICKÝ A AUTORSKÝ DOZOR, PŘÍPRAVA
VÝBEROVÝCH ŘÍZENÍ (PODLE ZÁKONA O VEŘEJNÝCH ZAKÁZKÁCH), INŽENÝRSKÁ ČINNOST

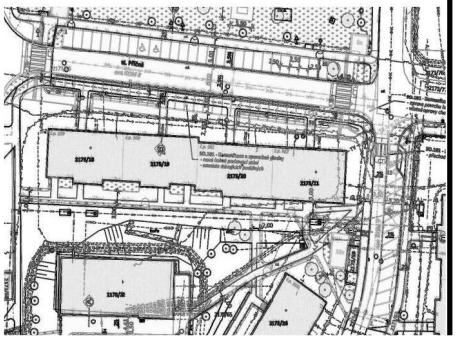

RAZÍTKO: PARE:

ZMĚNA: (VE FORMÁTU ČÍSLO, DATUM, POPIS)

01

NÁZEV STAVBY: REKONSTRUKCE
AUTOBUSOVÝCH ZASTÁVEK
HAMR ŠKOLA
k.ú. Chuděřín u Litvínova
k.ú. Hamr u Litvínova

ZODPOVĚDNÝ PROJEKTANT: Ing. MAREK RAPANT

PROJEKTANT: VLADIMÍR ČECHURA

AUTORIZACE:
ČESKÁ KOMORA AUTORIZOVANÝCH INŽENÝRŮ A TECHNIKŮ ČINNÝCH VE VÝSTAVBĚ
OBOR: DOPRAVNÍ STAVBY NEKOLEJOVÁ DOPRAVA – ČÍSLO AUTORIZACE: 03 01 522

PROFESSE: DOPRAVNÍ STAVBA

ČÍSLO ZAKÁZKY: 18054

DATUM: 04/ 2019

STUPEŇ PROJEKTOVÉ DOKUMENTACE: UR+SP

INVESTOR: MĚSTO LITVÍNŮV
nám. Míru 11
436 01 Litvínov
IČ:00266027

OBJEKT: ---

KÓTOVÁNO V: m

MĚŘÍTKO: 1:250

FORMÁT: 4xA4

NÁZEV VÝKRESU: ČÍSLO VÝKRESU:

VEŘEJNÉ OSVĚTLENÍ D.1.4.2.
situace A)