


PŮDORYS 4.NP

Zařízení č.3 - Sociální zařízení 4.NP  
Malý radiální ventilátor : 80 m3/h  
Příkon : 17 W / 230 V

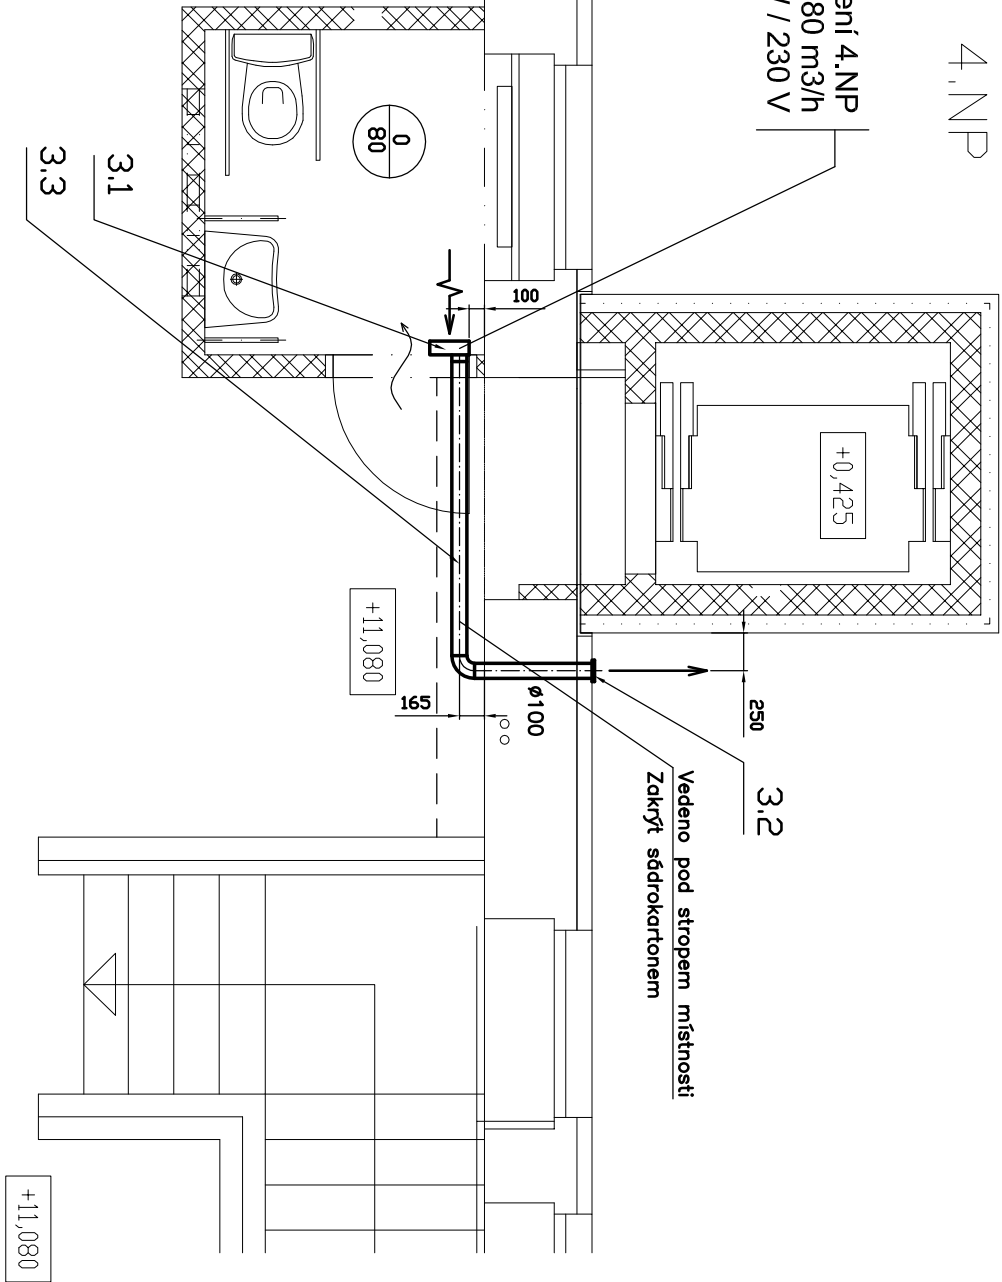

401a

401


Tabulka dotčených místností

Číslo	Jméno	Plocha [m <sup>2</sup> ]	Podlaha	Strop	Stěny	Poznámka
401a	ČÁST CHODBY	56,73	DLAŽBA KERAMICKÁ	OVŠ	on 1500 mm(obvod)+OVŠ	KERAMICKÝ SOKL 150 mm

Celková plocha [m<sup>2</sup>]: 56,73

PŮDORYS 3.NP


Zařízení č.2 - Sociální zařízení 3.NP  
Malý radiální ventilátor : 80 m3/h  
Příkon : 17 W / 230 V

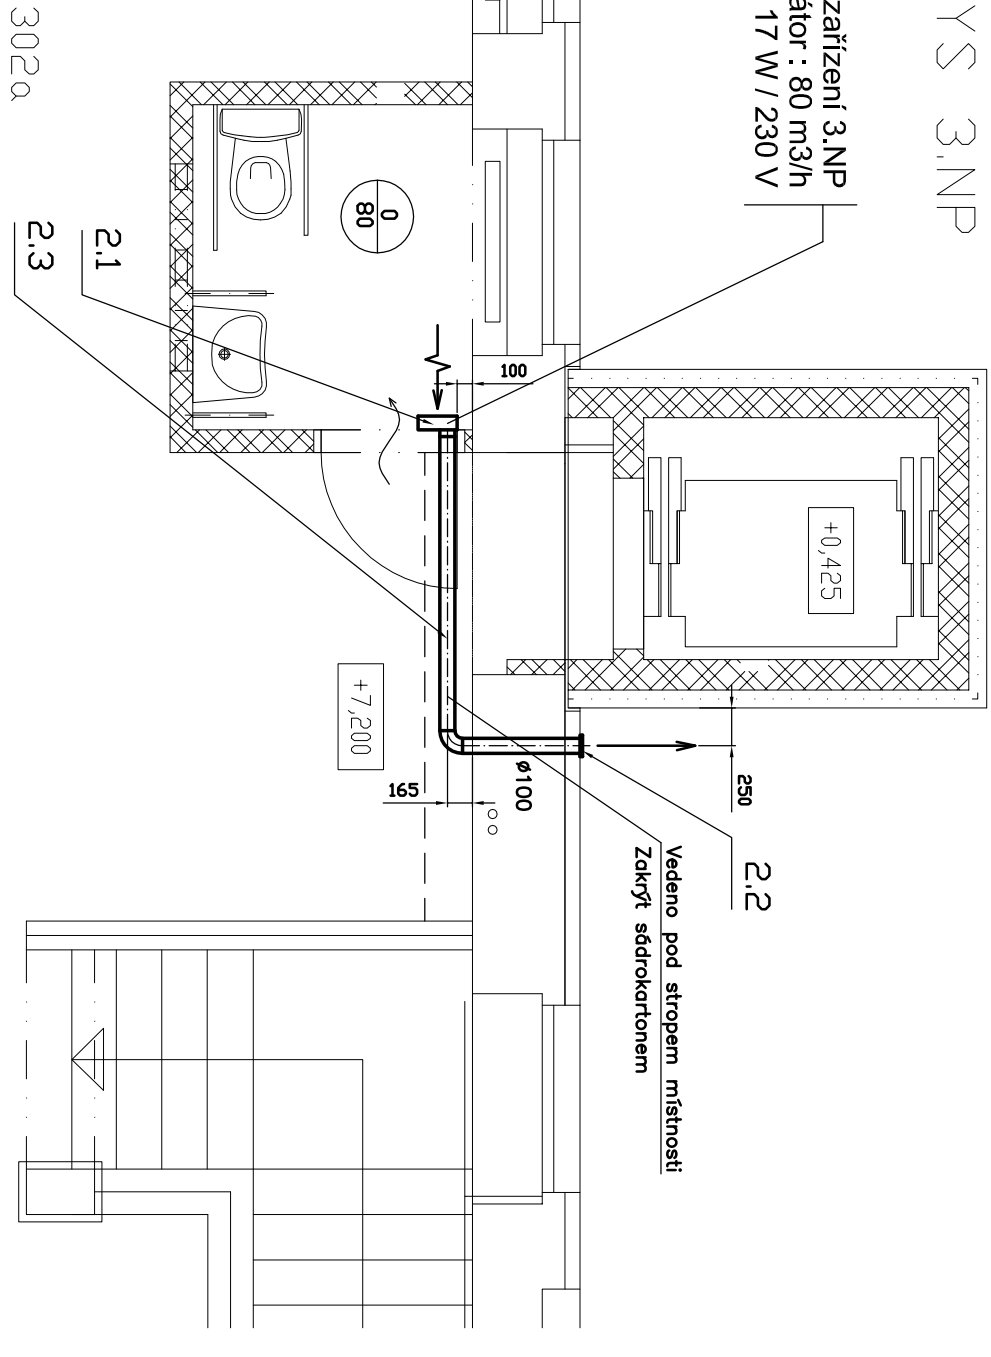

302

PŮDORYS 2.NP

Zařízení č.1 - Sociální zařízení 2.NP  
Malý radiální ventilátor : 80 m3/h  
Příkon : 17 W / 230 V

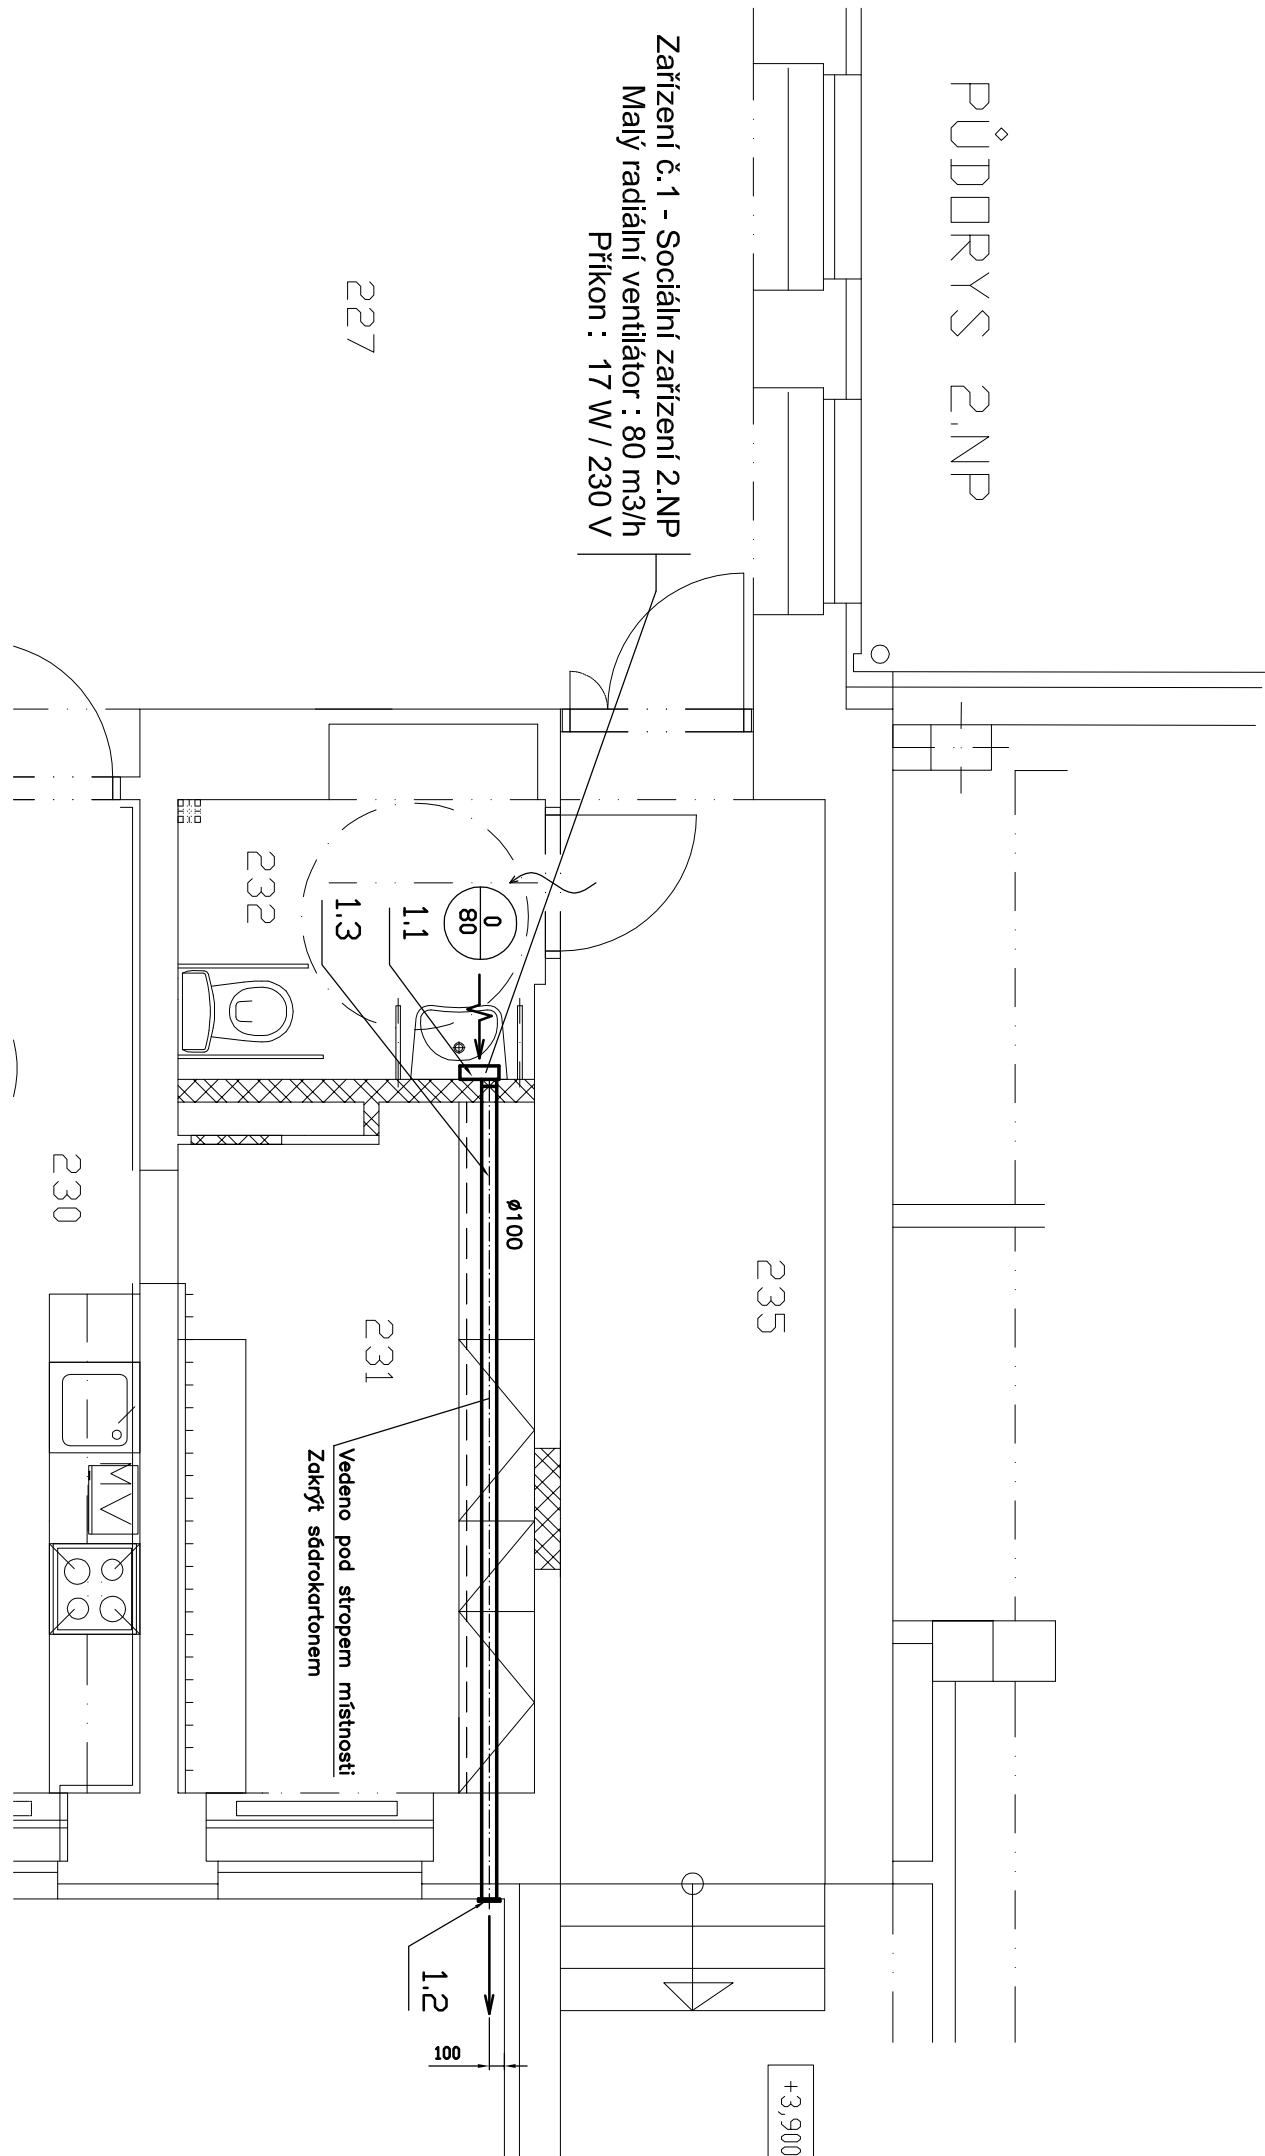

Tabulka dotčených místností

Číslo	Jméno	Plocha [m <sup>2</sup> ]	Podlaha	Strop	Stěny	Poznámka
219a	ČÁST CHODBY	19,54	LIŤA PODLAHA	OVŠ	o.n.1500 mm (obvod)+OVŠ	KERAMICKÝ SOKL 150 mm
230	UČEBNA KUCHYNE	61,21	PVC	OVŠ	on+ko+do(dle výkresu)+OVŠ	PODLAHOVÁ LIŠŤA PVC
231	SKLAD POMŮCEK	10,76	DLAŽBA KERAMICKÁ	OVŠ	on+ko(dle výkresu)+OVŠ	KERAMICKÝ SOKL 150 mm
232	WC IMO	5,23	DLAŽBA KERAMICKÁ	OVŠ	ko2000 mm+OVŠ	

Celková plocha [m<sup>2</sup>]: 96,74

Tabulka dotčených místností

Číslo	Jméno	Plocha [m <sup>2</sup> ]	Podlaha	Strop	Stěny	Poznámka
302a	ČÁST CHODBY	56,39	DLAŽBA KERAMICKÁ	OVŠ	on 1500 mm(obvod)+OVŠ	KERAMICKÝ SOKL 150 mm
308	UČEBNA 16	62,12	PVC	OVŠ	on+ko+do(dle výkresu)+OVŠ	LIŠŤA PVC NALEPENÁ
311	UČEBNA 19	75,91	PVC	OVŠ	on+ko(dle výkresu)+OVŠ	LIŠŤA PVC NALEPENÁ
312	UČEBNA 20	62,59	PVC	OVŠ	on+ko+do(dle výkresu)+OVŠ	LIŠŤA PVC NALEPENÁ
313	UČEBNA 21	60,93	PVC	OVŠ	on+ko(dle výkresu)+OVŠ	LIŠŤA PVC NALEPENÁ
314	UČEBNA 22	61,21	PVC	OVŠ	on+ko(dle výkresu)+OVŠ	SOKLIK PVC 50 mm

Celková plocha [m<sup>2</sup>]: 379,15

LEGENDA :

xx yy  
Množství přiváděného vzduchu  
Množství odváděného vzduchu

~ PŘEFUK VZDUCHU

INDEX	ZMĚNA	DATUM	JMÉNO	PODPIS

Vedoucí projektant Projektant	Městkaň Pavel Ing.	Vedoucí zakázky Technická kontrola	Zátko Tomáš Ing.	Měřítko 1:50
ZAKAZK: B 1612 Modernizace infrastruktury základních škol v Litvinově - projektová dokumentace	ČÁST: ZŠ Litvinov - Hamr, dokumentace pro realizaci stavby Dokumentace objektu Vzduchotechnika	OSAH: Dispozice zařízení	Podíl: 4 PS 03/2018	Paradné číslo 2
LIDICKÁ 1239 363 17 OSTROV ČESKÁ REPUBLIKA Tel.:+420353675111 Fax:+420353612416 projekty@bpo.cz www.bpo.cz	ORISEMATEL: Město Litvinov STAVEBNÍK	Číslo archivu BPO 2-99963		