


PŮDORYS 3.NP - VÝTAH + WC
měřítko 1:50

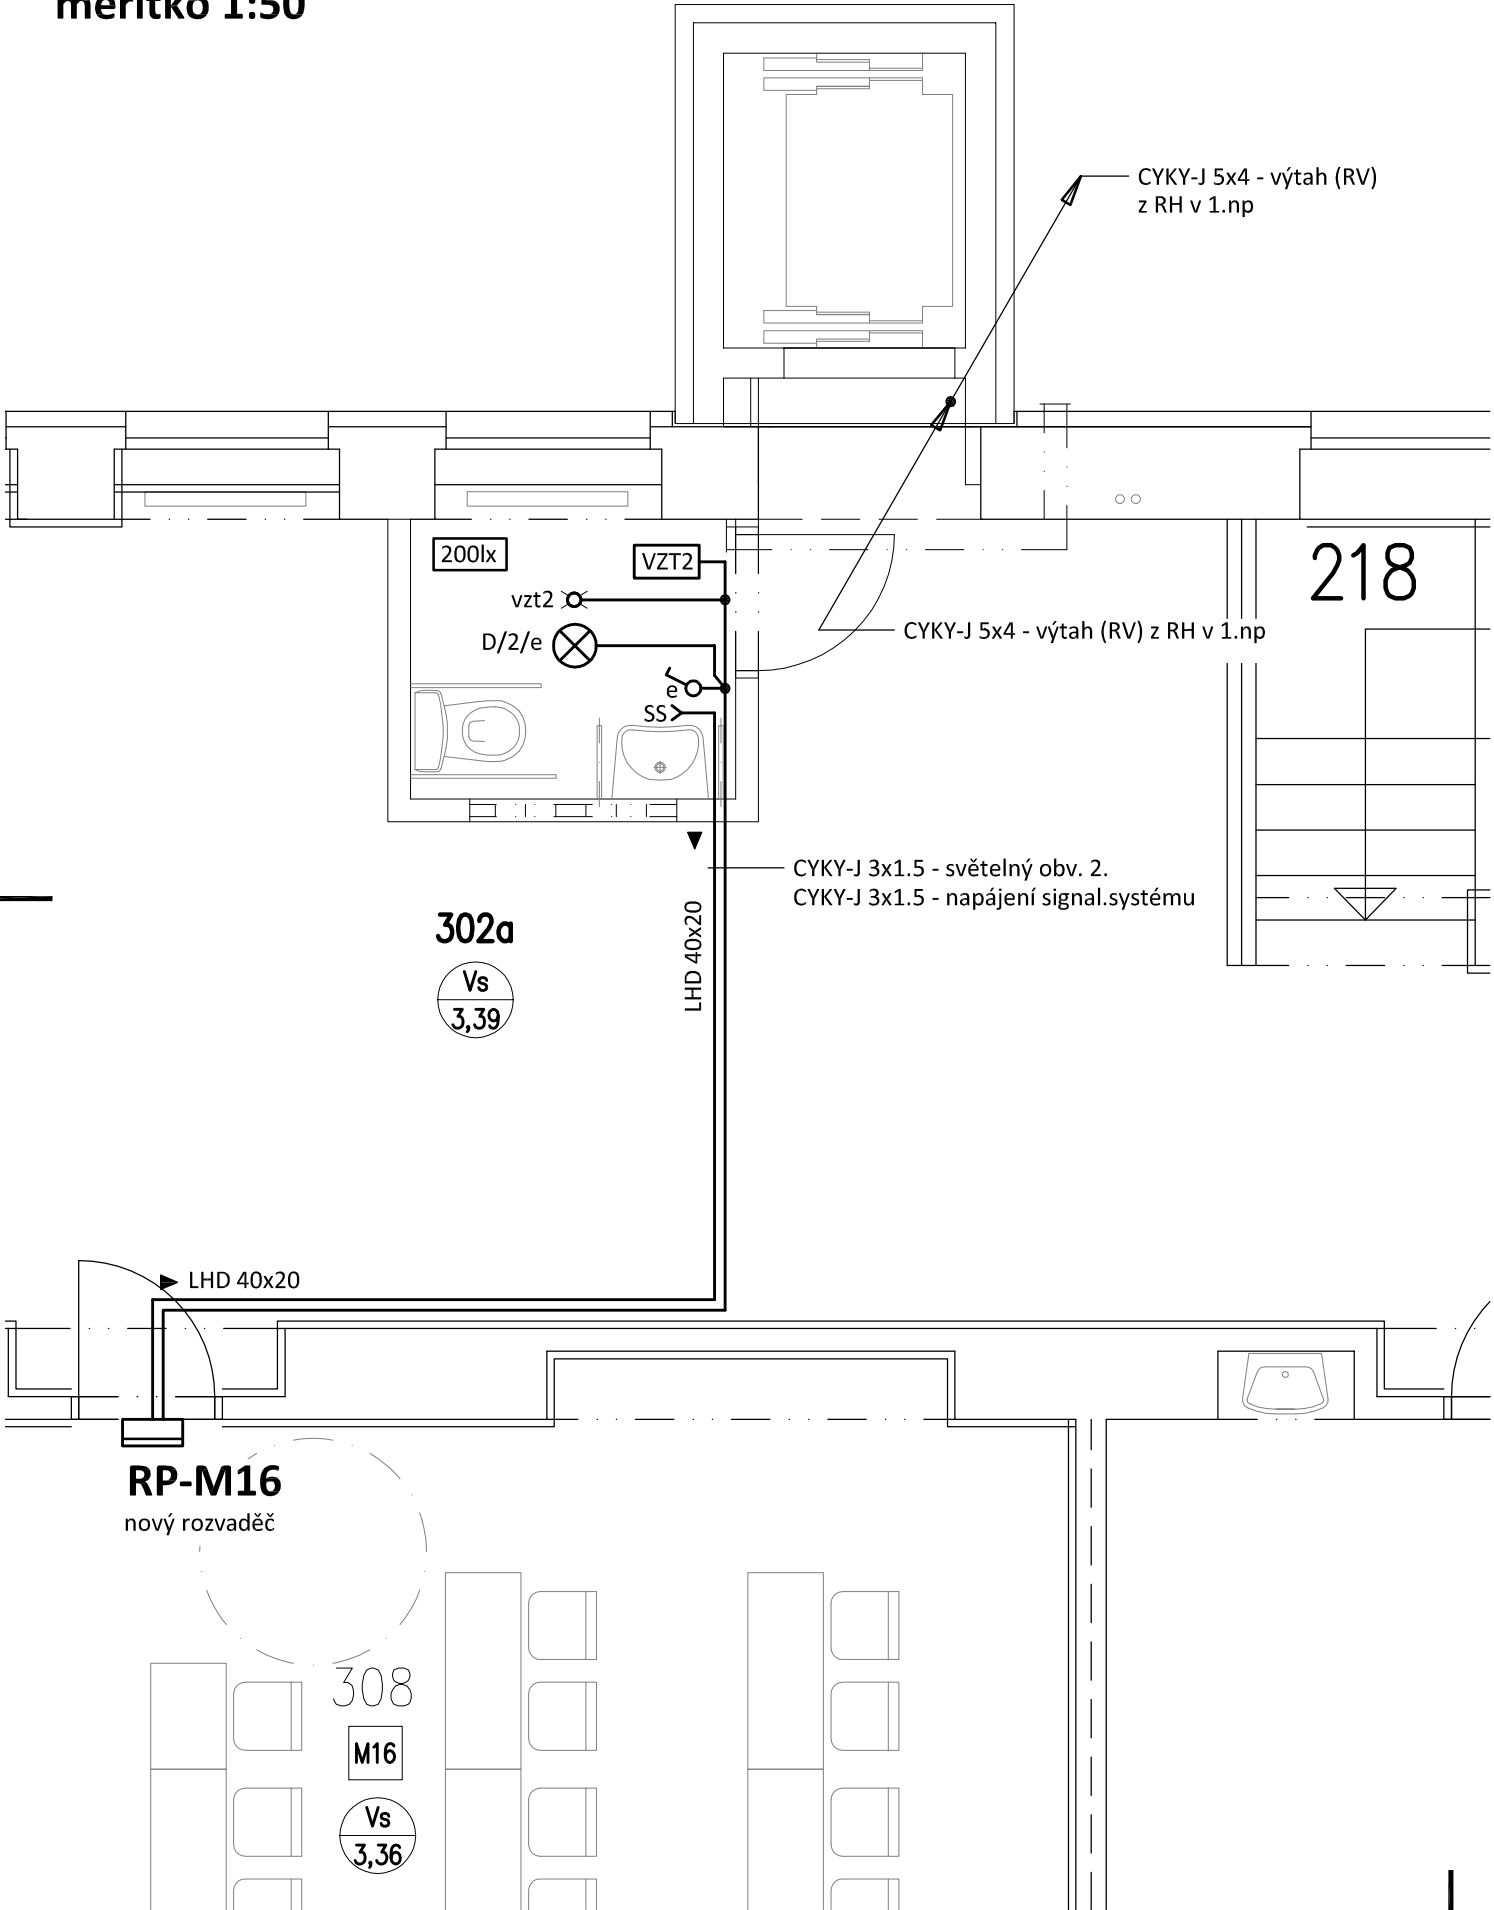


Tabulka dotčených místností		
Číslo	Jméno	Plocha [m2]
302a	ČÁST CHODBY	56,39
308	UČEBNA 16	62,12
311	UČEBNA 19	75,91
312	UČEBNA 20	62,59
313	UČEBNA 21	60,93
314	UČEBNA 22	61,21

Celková plocha [m2]: 379,15

LEGENDA:

- Světelný (ostatní) rozvod (CYKY-J 3x1.5)
Vývod jednofázový
SS - přívod pro signalizační systém
D - Svítidlo BRS, 8x12 LED, 3000 K, kryt opál PMMA, IP40, prům. 480mm, 900mA
Kód: BRS3KO480V3/ND
Jednopolový spínač pod omítku, řaz.1, 10A/250V, IP20
Pohybový spínač, 180°, IP20 - spínání VZT
Radiální ventilátor 17W/230V vč. doběhu (dodávka VZT)

INDEX	ZMĚNA	DATUM	JMÉNO	PODPIS

Vedoucí projektant	Rubín Pavel		Vedoucí zakázky	Zátka Tomáš Ing.		Měřítko
Projektant	Rubín Pavel		Technická kontrola			1:50
 LIDICKÁ 1239 363 17 OSTROV ČESKÁ REPUBLIKA Tel.:+420353675111 Fax:+420353612416 projekty@bpo.cz www.bpo.cz	ZAKÁZKA: B 1612 Modernizace infrastruktury základních škol v Litvínově - projektová dokumentace ZŠ Litvínov - Hamr, dok. pro realizaci stavby ČÁST: Dokumentace objektu Sílnoproudá zařízení, hromosvod OBSAH: Půdorys 3.np - výtah + wc				Počet A4	Pořadové číslo 5
					2	
					Stupeň projektu	
					PST	
					Datum dokončení	
				27.02.2018		
				Číslo zakázky	8843-26	
OBJEDNATEL: Město Litvínov				Číslo archivní		
STAVEBNÍK:				BPO 3-99865		