


PŮDORYS 3.NP - UČEBNA M19 - zásuvkové rozvody
měřítko 1:50

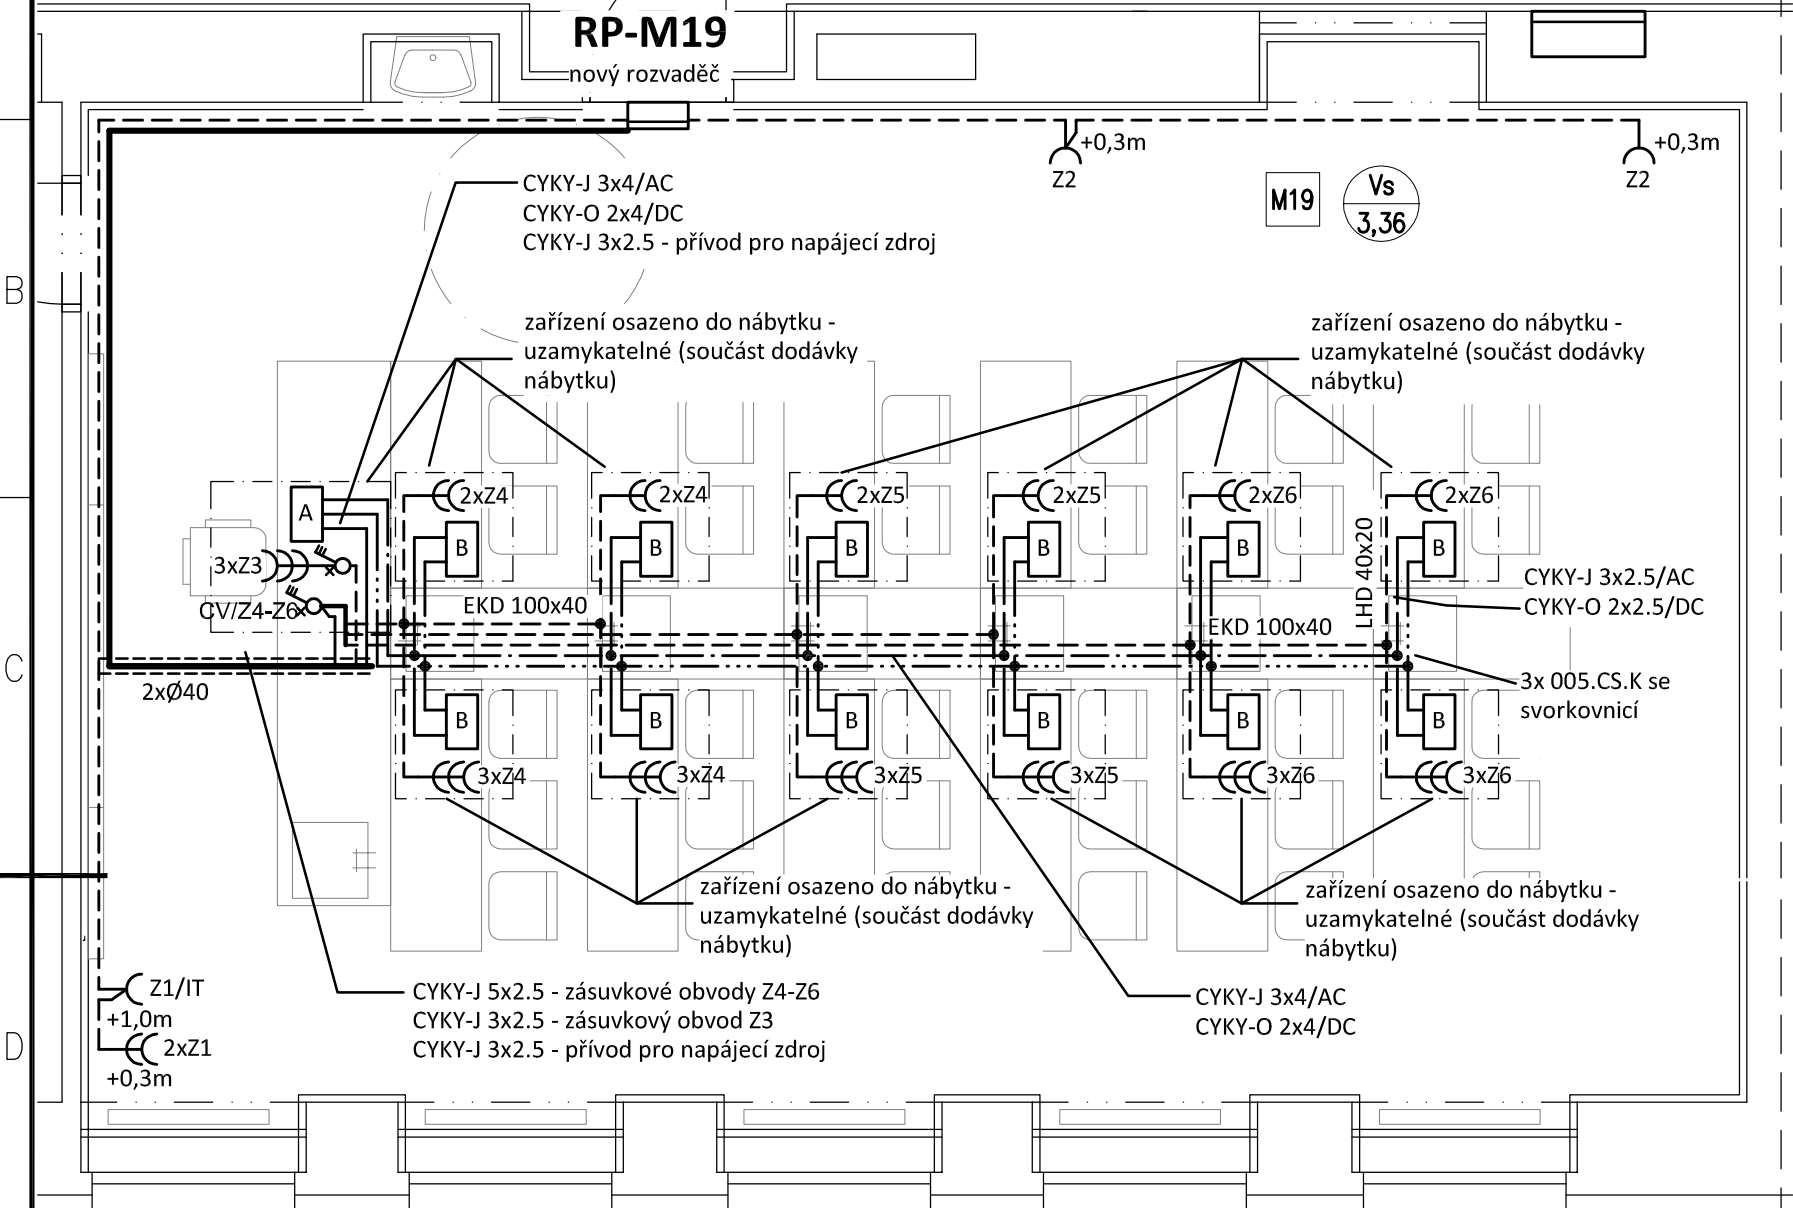

Tabulka dotčených místností		
Číslo	Jméno	Plocha [m2]
302a	ČÁST CHODBY	56,39
308	UČEBNA 16	62,12
311	UČEBNA 19	75,91
312	UČEBNA 20	62,59
313	UČEBNA 21	60,93
314	UČEBNA 22	61,21

Celková plocha [m2]: 379,15


LEGENDA:

- Společná trasa vedení
- Zásuvkový rozvod (CYKY-J 3x2.5)
- Rozvod malého napětí AC (páteřní rozvod CYKY-J 3x4, odbočky CYKY-J 3x2.5)
- Rozvod malého napětí DC (páteřní rozvod CYKY-O 2x4, odbočky CYKY-O 2x2.5)
- Vedení uloženo v podparapetním kanále
- Vedení uloženo v trubce v podlaze/v kanále po nábytku
- Třípólový spínač, řaz.3S, 16A/400V, IP20
- Jednoduchá zásuvka, 16A/250V, IP20
- Jednoduché zásuvky ve společném rámečku, 16A/250V, IP20
- Zařízení které je součástí dodávky nábytku:
- A - elektropanel pro katedru**
 - 3x jednoduchá zásuvka 16A/230V s vypínačem
 - napájecí zdroj 0-25V AC/DC, 10A, IP30 (typ 5312.1)
 - zdířky MN 0-25V AC ze zdroje katedry
 - zdířky MN 0-25V DC ze zdroje katedry
 - vypínač zásuvkových obvodů Z4-Z6
- B - elektropanel pro žákovské pracoviště**
 - 2-3x jednoduchá zásuvka 16A/230V vypínaná z katedry
 - zdířky MN 0-25V AC ze zdroje katedry
 - zdířky MN 0-25V DC ze zdroje katedry

POZNÁMKA:

Napěťová soustava:
3+NPE stř. 50Hz, 230/400V, TN-C-S (RP..)
Ochrana před nebezpečným dotykem neživých částí
dle ČSN 33 20000-4-41 ed. 3:
při poruše - automatickým odpojením
doplňková ochrana - doplňujícím ochranným pospojováním
- proudovými chrániči

INDEX	ZMĚNA	DATUM	JMÉNO	PODPIS

Vedoucí projektant	Rubín Pavel		Vedoucí zakázky	Zátka Tomáš Ing.		Měřítko
Projektant	Rubín Pavel		Technická kontrola			1:50
 LIDICKÁ 1239 363 17 OSTROV ČESKÁ REPUBLIKA Tel.:+420353675111 Fax:+420353612416 projekty@bpo.cz www.bpo.cz	ZAKÁZKA: B 1612 Modernizace infrastruktury základních škol v Litvínově - projektová dokumentace				Počet A4	Pořadové číslo 11
	ZŠ Litvínov - Hamr, dok. pro realizaci stavby				Stupeň projektu	
	ČÁST: Dokumentace objektu Sílnoproudá zařízení, hromosvod				PST	
	OBSAH: Půdorys 3.np - učebna M19 - zásuvkové rozvody				Datum dokončení	
					27.02.2018	
				Číslo zakázky	8843-26	
OBJEDNATEL: Město Litvínov				Číslo archivní		
STAVEBNÍK:				BPO 3-99871		