


PŮDORYS 3.NP - UČEBNA M19 - světelné rozvody

měřítko 1:50

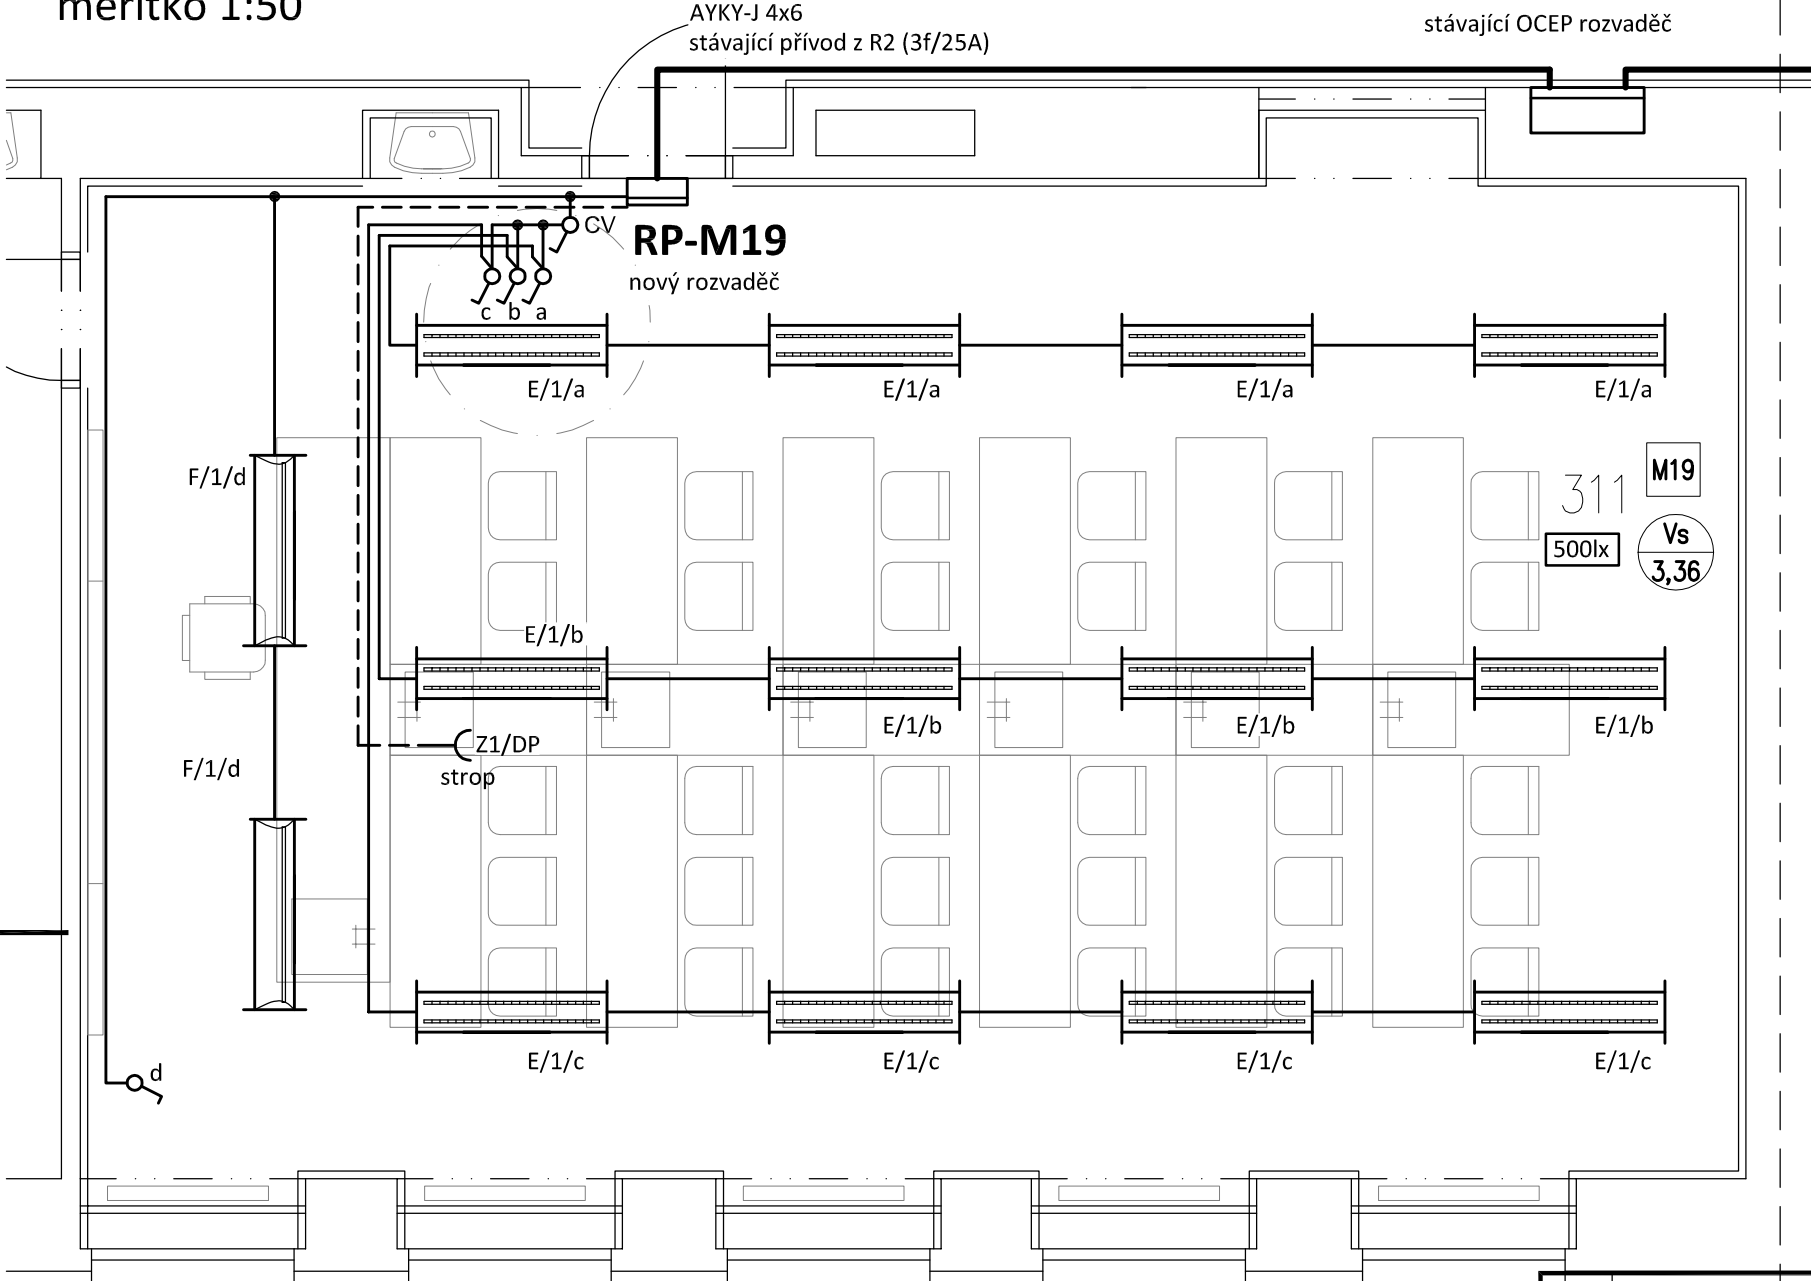

R2

stávající OCEP rozvaděč

AYKY-J 4x6
stávající přívod z R2 (3f/25A)

RP-M19

nový rozvaděč

311
500lx
Vs
3,36

LEGENDA:

- Světelný rozvod (CYKY-J 3x1.5)
- Vývod jednofázový dle popisu
- Svítlidla dle popisu
- E - MODUS LLX 2x36 W hliník DP typ 2, nízké, EP
Kód: LLX236ALDP2EP
- F - MODUS AREL, asymetrický reflektor, 1200mm, přisazené/závěsné,
LED 840 LED, SELV 925mA, nestmívatelné
Kód: AREL4000RMAS4ND
- Jednopolový spínač pod omítku, řaz.1, 10A/250V, IP20
- CV - centrální vypínač osvětlení - červený
- Jednopolový spínač pod omítku, řaz.1, 10A/250V, IP20

Tabulka dotčených místností

Číslo	Jméno	Plocha [m2]
302a	ČÁST CHODBY	56,39
308	UČEBNA 16	62,12
311	UČEBNA 19	75,91
312	UČEBNA 20	62,59
313	UČEBNA 21	60,93
314	UČEBNA 22	61,21

Celková plocha [m2]: 379,15

POZNÁMKA:

Napěťová soustava:
3+NPE stř. 50Hz, 230/400V, TN-C-S (RP..)
Ochrana před nebezpečným dotykem neživých částí
dle ČSN 33 20000-4-41 ed. 3:
při poruše - automatickým odpojením
doplňková ochrana - doplňujícím ochranným pospojováním
- proudovými chrániči

INDEX	ZMĚNA	DATUM	JMÉNO	PODPIS

Vedoucí projektant	Rubín Pavel	Vedoucí zakázky	Zátko Tomáš Ing.	Měřítko	1:50
Projektant	Rubín Pavel	Technická kontrola		Počet A4	2
				Stupeň projektu	PST
				Datum dokončení	27.02.2018
				Číslo zakázky	8843-26
OBJEDNATEL: Město Litvínov				Číslo archívni BPO 3-99870	
STAVEBNÍK:					

ZAKÁZKA: B 1612 Modernizace infrastruktury základních škol v Litvínově - projektová dokumentace

ZŠ Litvínov - Hamr, dok. pro realizaci stavby

ČÁST: Dokumentace objektu
Silnoproudá zařízení, hromosvod

OBSAH: Půdorys 3.np - učebna M19
světelné rozvody