



naše značka
5003179713

vyřizuje
Jiří Jetelina

e-mail
technici@gasnet.cz

datum
29.10.2024

Peter Mark s.r.o.
Josefská 516/1
60200 Brno

Věc:

02309 Hřbitov Litvínov – Kolumbární zdi - projektová dokumentace III

K.ú. - p.č.: Horní Litvínov

Stavebník: Město Litvínov, náměstí Míru 11, 43601 Litvínov

Účel stanoviska: Povolení stavby - stavební režim (ÚR+SP)

GasNet, s.r.o., jako provozovatel distribuční soustavy (PDS) a technické infrastruktury, zastoupený GasNet Služby, s.r.o., vydává toto stanovisko:

K Vašemu požadavku sdělujeme, že v blízkosti výše uvedené stavby (dle předložené situace EMP), se nachází vysokotlaký (dále jen VTL) plynovod DN 300.

- ochranné pásmo VTL plynovodu je 4 m na obě strany od plynovodu;
- bezpečnostní pásmo VTL plynovodu DN 300 je 40 m na obě strany od plynovodu;

Je proto nutné činnost v této lokalitě řešit dle zákona 458/2000 Sb., TPG 702 04, TPG 700 03 a ČSN EN 1594.

Stavba je dle předložené PD umístěna mimo bezpečnostní pásmo VTL plynovodu – bez připomínek.

GasNet Služby, s.r.o. si vyhrazuje právo vydání případných dalších podmínek, pokud by to okolnosti výstavby vyžadovaly. Případné změny v PD požadujeme předložit k odsouhlasení.

V rozsahu této stavby souhlasíme s:

- povolením stavby dle zákona 183/2006 Sb. ve znění pozdějších předpisů. Tento souhlas platí pro územní řízení, řízení o územním souhlasu, veřejnoprávní smlouvy pro umístění stavby, zjednodušené územní řízení, ohlášení, stavební řízení, společné územní a stavební řízení, vodoprávní řízení, veřejnoprávní smlouvu o provedení stavby nebo oznámení stavebního záměru s certifikátem autorizovaného inspektora.
- povolením stavby nebo zařízení dle zákona 283/2021 Sb. ve znění pozdějších předpisů.

Pokud se stane stanovisko v době své platnosti součástí rozhodnutí stavebního úřadu (bude citována naše značka stanoviska), prodlužuje se jeho platnost o dobu platnosti rozhodnutí stavebního úřadu.

V zájmovém území se mohou nacházet plynárenská zařízení jiných vlastníků či správců, případně i dlouhodobě nefunkční/neprovozovaná plynárenská zařízení bez dostupných informací o jejich poloze a vlastnictví.

Platí pouze pro území vyznačené v příloze tohoto stanoviska a to 24 měsíců ode dne jeho vydání.

GasNet Služby, s.r.o.

Plynárenská 499/1 · Zábřovice · 602 00 Brno · T 555 90 10 10 · www.gasnet.cz

IČ: 27935311 · DIČ: CZ27935311

Zápis do obchodního rejstříku: Krajský soud v Brně, sp. zn. C 57165, dne 26. 7. 2007

Certificate of incorporation: Regional Court in Brno, ref. number C 57165, on 26th July 2007

Zákaznická linka GasNet 555 90 10 10, info@gasnet.cz, www.gasnet.cz

Za správnost a úplnost dokumentace předložené s žádostí včetně jejího souladu s platnými předpisy plně zodpovídá její zpracovatel. Stanovisko nenahrazuje případná další stanoviska k jiným částem stavby.

V případě další korespondence nebo jednání (např. změna stavby) uvádějte naši značku - 5003179713 a datum tohoto stanoviska. Kontakty jsou k dispozici na <https://www.gasnet.cz/cs/kontaktni-system/>.


A handwritten signature in blue ink, appearing to read 'J. Jetelina', is placed over a rectangular area that likely represents a stamp or official seal.

GasNet, s.r.o.
zastoupená společností GasNet Služby, s.r.o., IČ 27935311
Jiří Jetelina
Specialista externích požadavků
Odbor zpracování externích požadavků


Přílohy: Orientační zakres plynárenského zařízení, Ověřená příloha žadatele

Příloha: Orientační zakres plynárenského zařízení. Tato příloha je nedílnou součástí stanoviska č. 5003179713 ze dne 29.10.2024.

Provozovatel DS: GasNet, s.r.o.; Stavebník: Město Litvínov , náměstí Míru 11 , 43601 Litvínov. K.ú.: Horní Litvínov.

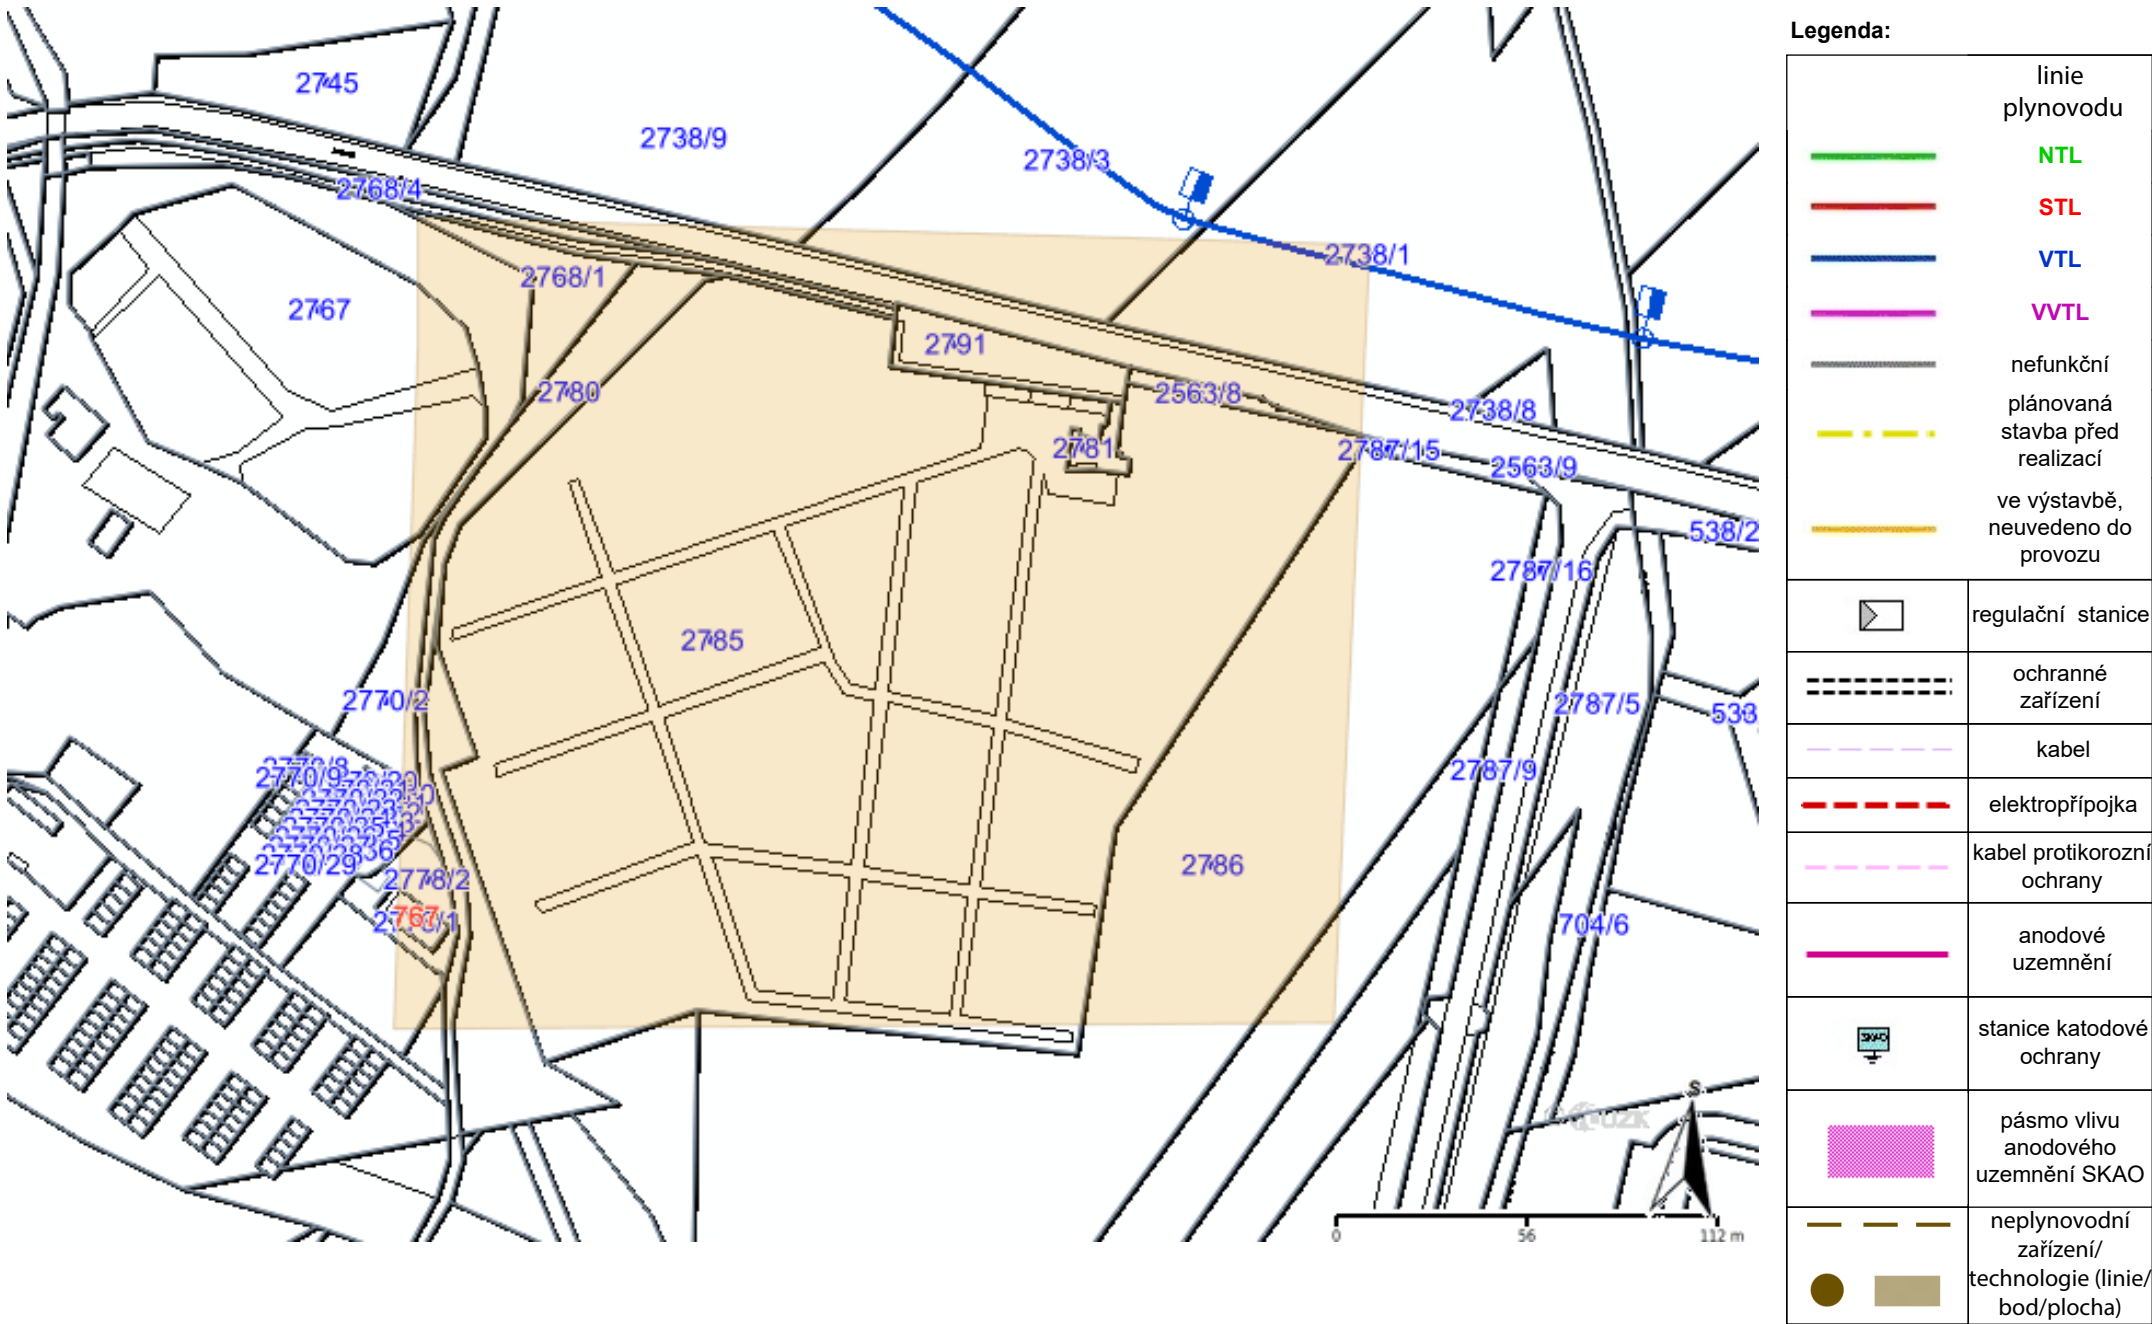

Katastrální situace
M 1:1000

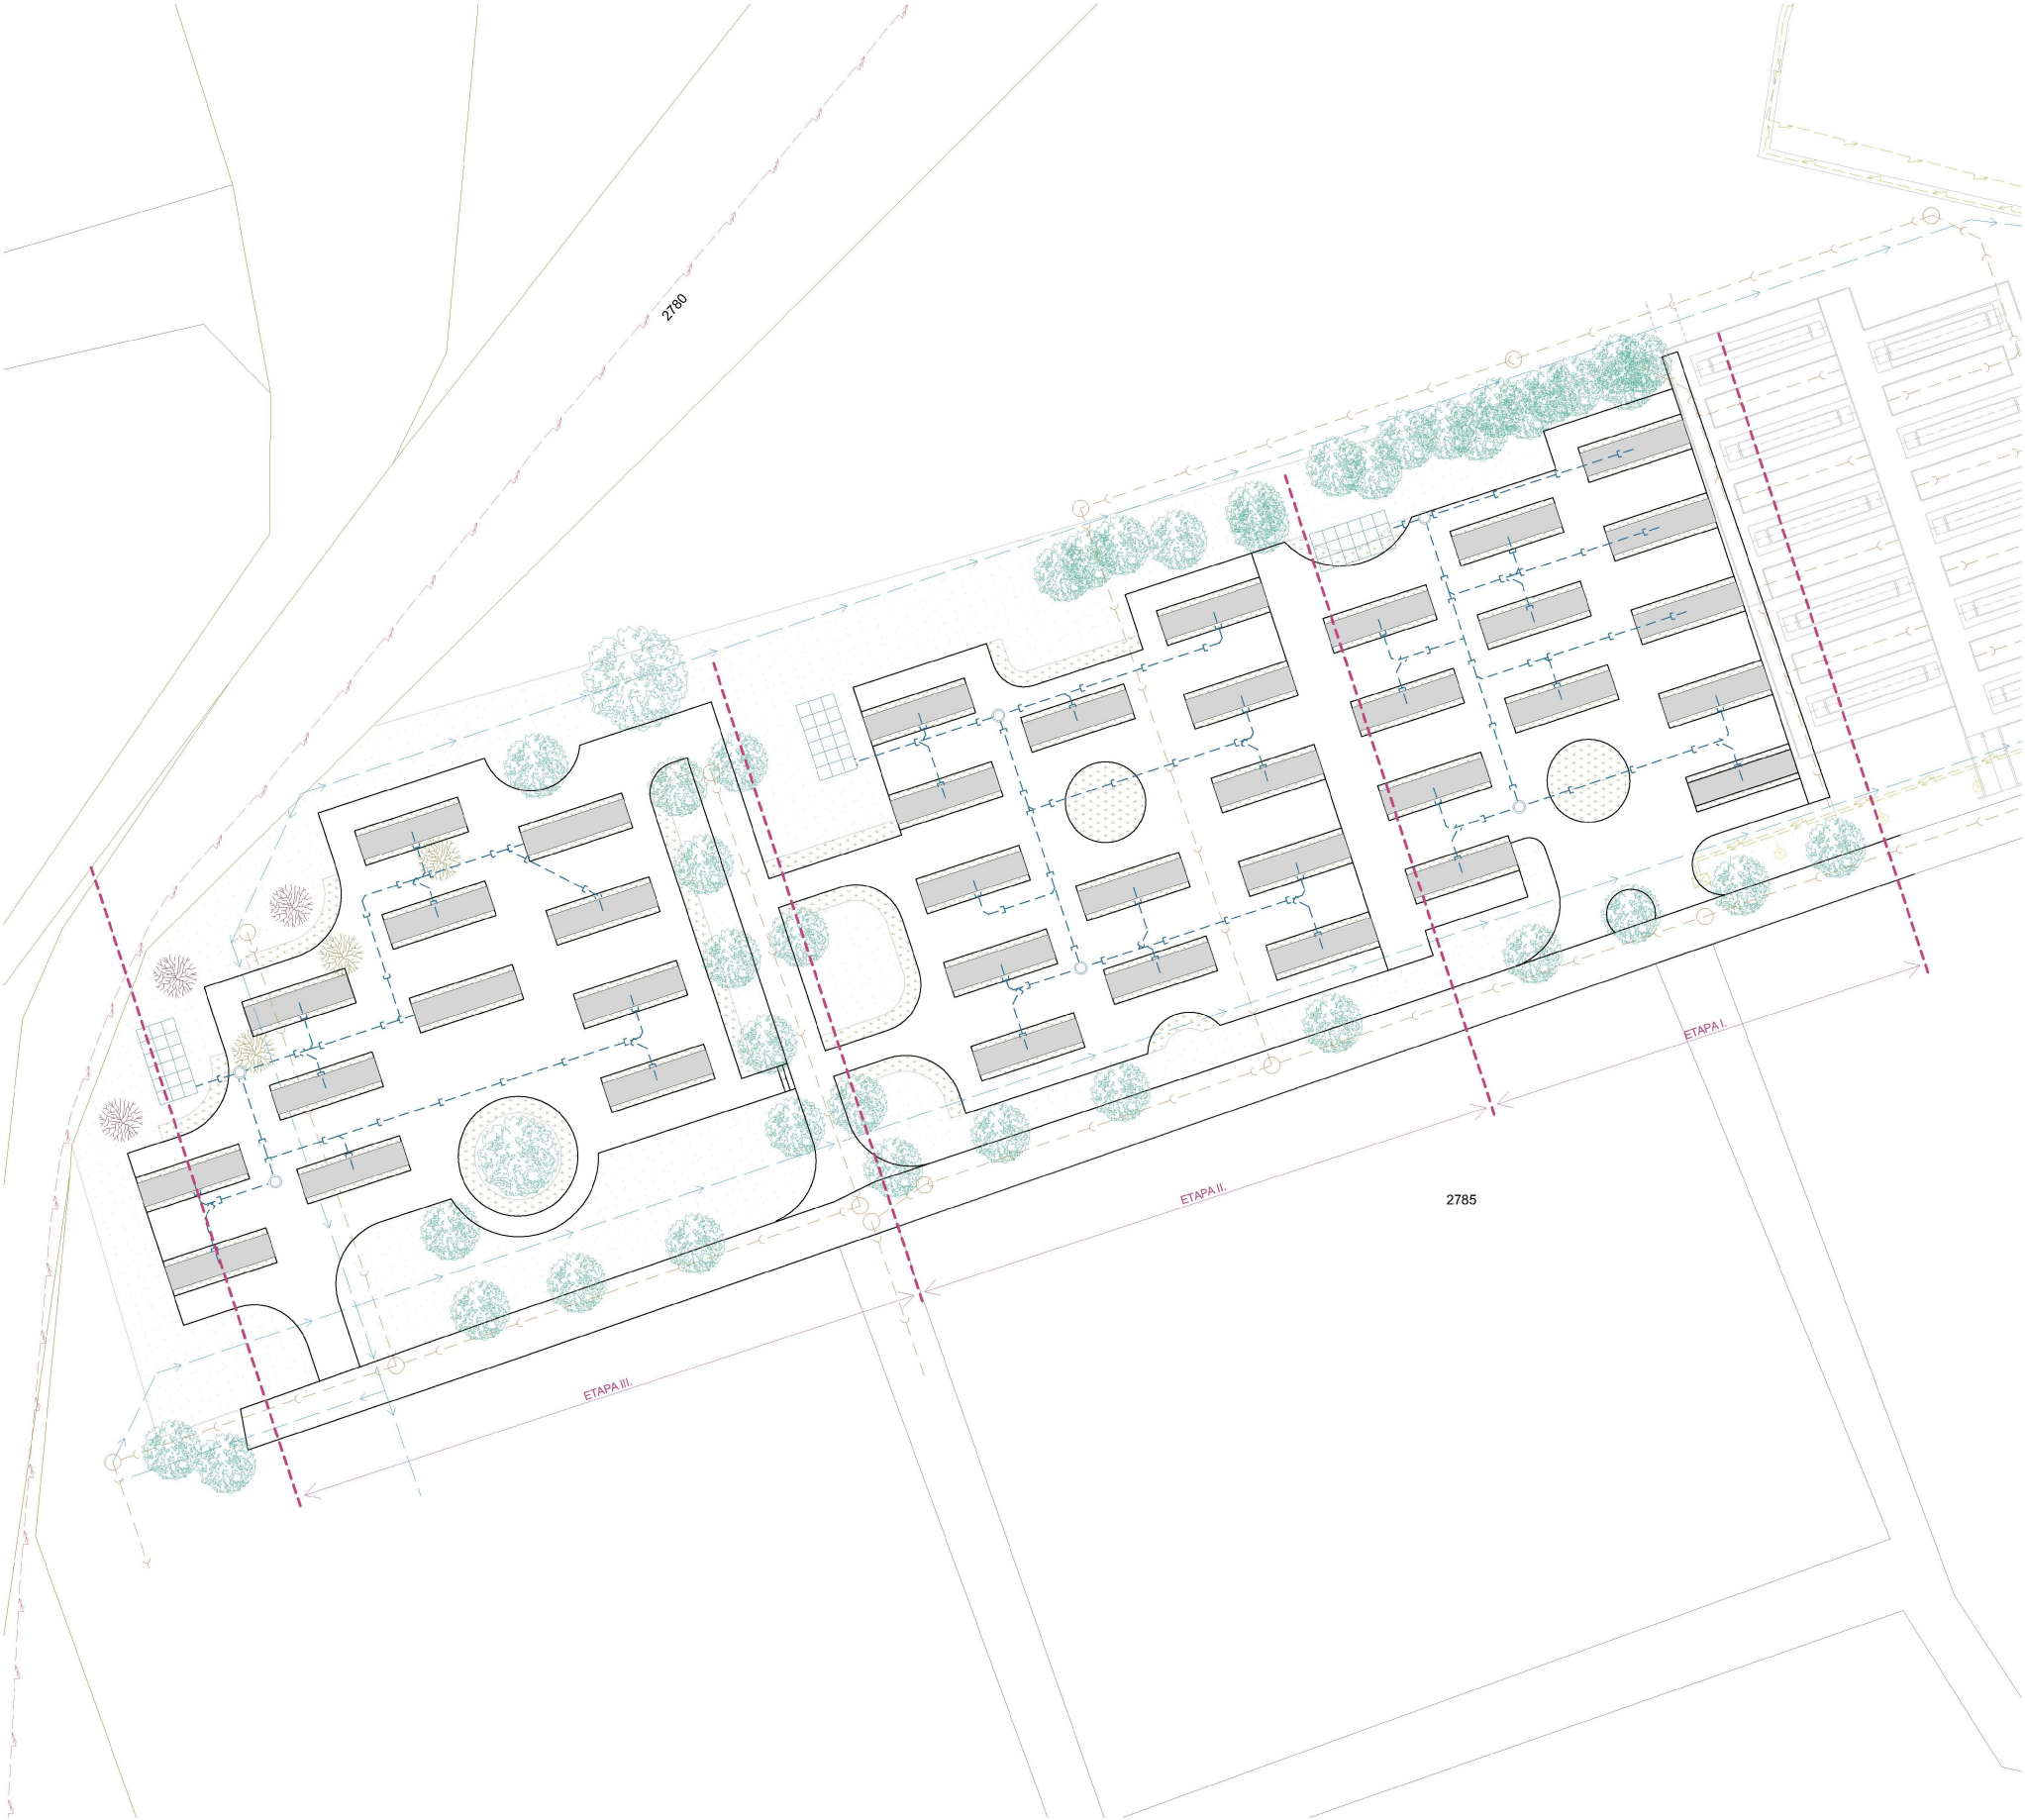

LEGENDA HMOT

- KOLUMBÁRNÍ ZÍDKA
- PLOCHY VÝSADBY
- TRÁVNÍK

LEGENDA ČAR / OBJEKTŮ

- KN - HRANICE PARCEL
- ŘEŠENÝ PLOCHA - OBVOD
- ROZDĚLENÍ PLOCHY NA ETAPY
- TRÁVNÍK
- STÁVAJÍCÍ STROM URČENÝ KE KÁCENÍ
- VYSÁZENÍ NOVE NÁHRADNÍ VÝSADBY - TŘEŠEŇ
- STÁVAJÍCÍ STROM
- VSAKOVACÍ OBJEKT

LEGENDA INŽENÝRSKÝCH SÍTÍ

- STÁVAJÍCÍ INŽENÝRSKÉ SÍTĚ
- VN PODZEMNÍ VEDENÍ - ČEZ Distribuce
- NN PODZEMNÍ VEDENÍ - ČEZ Distribuce
- CETIN a.s.
- KANALIZACE
- VODOVOD PODZEMNÍ
- NOVÉ INŽENÝRSKÉ SÍTĚ
- DEŠŤOVÁ KANALIZACE

název a místo stavby: Peter Mark s.r.o.

O2309 Hřbitov Litvínov -
Kolumbární zdi - projektová
dokumentace III

K.ú. Horní Litvínov [686042], parc. č. 2785
investor:
Město Litvínov
Městský úřad Litvínov, náměstí Míru 11, 436 01 Litvínov
Zastoupený: Karlem Rosenbaumem, 1. místostarostou města

část:
D.1.1 Architektonicko-stavební řešení

zodpovědný projektant :
Petr Mareček, ČKAIT 1103789

vypracoval :
Ing. Karolína Zerzoňová

stupeň dokumentace:
DSP+DPS

výkres:
Koordinační situace

měřítko: 1:200 datum: SRPEN 2024 formát: A1

číslo výkresu:
C.3