


LEGENDA MÍSTNOSTÍ – PŘÍSTAVBA

ČÍSLO MÍSTNOSTI	NÁZEV MÍSTNOSTI	PLOCHA (m2)	SVĚTLÁ VÝŠKA (m)
01–01	VSTUP DO VÝTAHU	1,17	2,200
01–02	OSOBNÍ VÝTAH	2,89	---


PROVEDENA DEMONTÁŽ DVOU SVÍTIDEL A NOVÉ NÁPOJENÍ STÁVAJÍCÍCH SVÍTEL

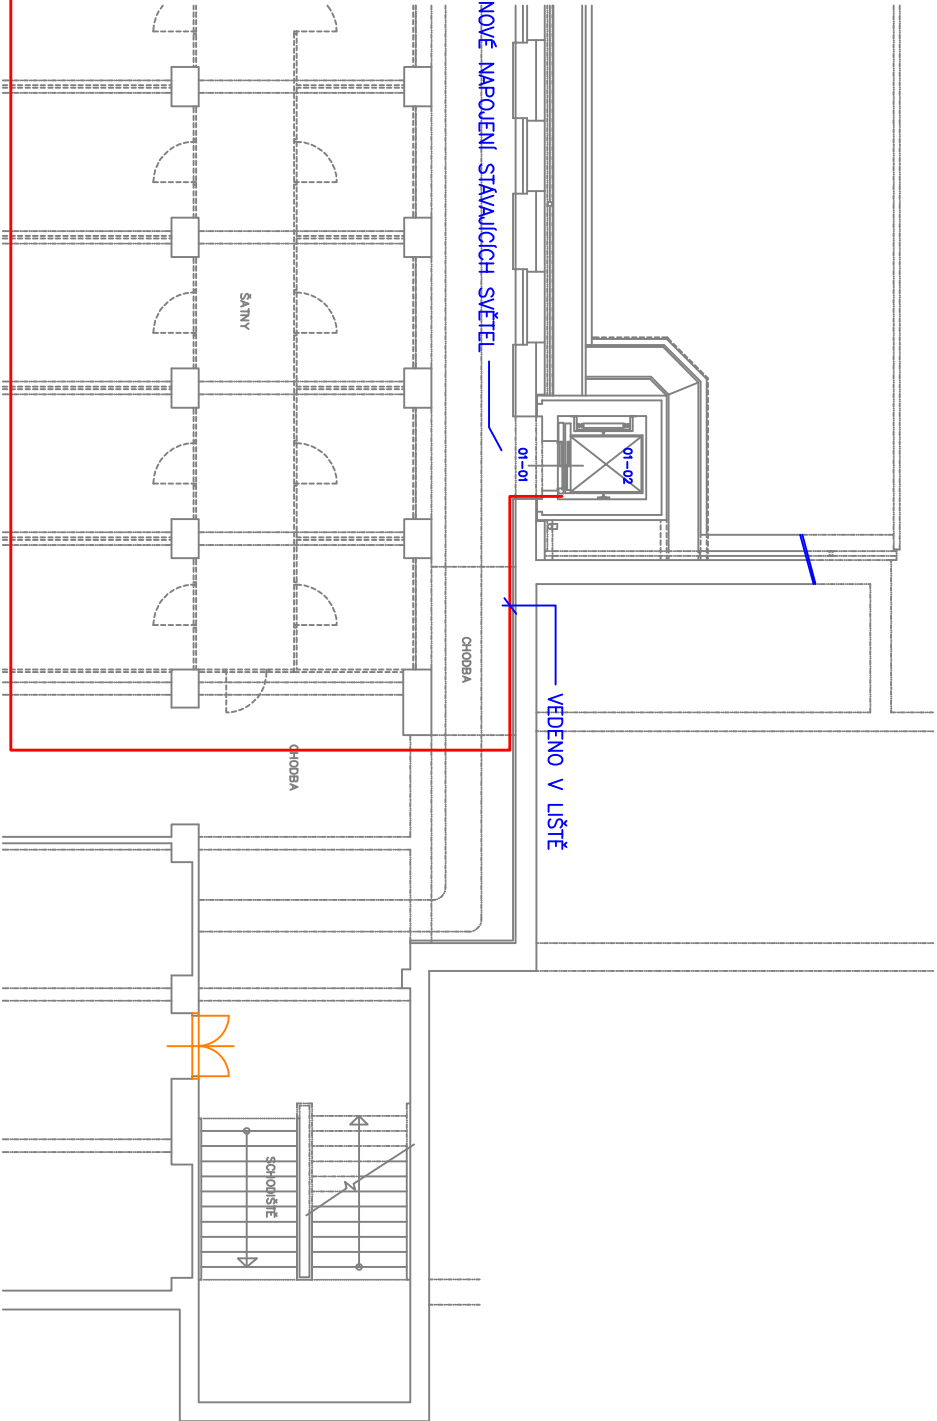

VEDENO PO STÁVAJÍCÍCH LAVKÁCH
CHKH–R 5x6mm²

ROZVADĚČ HR

SITUAČNÍ SCHEMA OBJEKTU

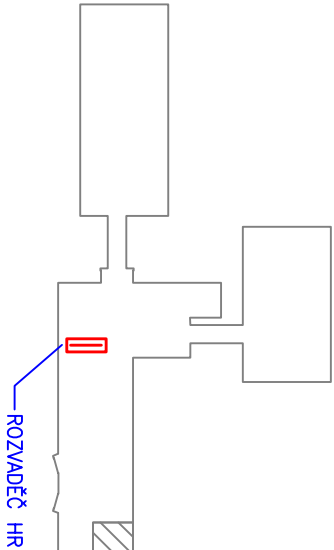

PROJEKTANT :	ING.VLASTIMIL KRIŽAN	ING.VLASTIMIL KRIŽAN
INVESTOR :	MĚSTO LITVŇOV	STRÁŽKY 21
MĚSTSKÝ ÚŘAD :	LITVŇOV	403 40 ÚSTÍ NAD LABEM
KRAJ :	ÚSTECKÝ	TEL:603 709 577
AKCE :	B1804 BEZBARIÉROVÉ STAVEBNÍ ÚPRAVY PŘÍSTAVBA VÝTAHU ŽS SPECIÁLNÍ A PRAKTICKÁ Č.p.991 – ul.ŠAFAŘIKOVA, LITVŇOV	FORMAT: DATUM : STUPEŇ: ČÍSLO ZAKÁZKY:
OBSAH :	PŮDORYS 1.PP	LISTOPAD 2018 DPS 108/2018
		MĚŘÍTKO: 1 : 150
		ČÍSLO VÝKRESU: E–03.1